

**Žádost o vyjádření k situačnímu zakreslení stávajících kabelových tras a zařízení
Dopravního podniku hl. m. Prahy, a. s. - jednotky Dopravní cesta Tramvaje (DP-JDCT)**

Žadatel (jméno, tel.): Lud'ka Kešnerová, 775283298

Investor (jméno, adresa, tel.): Ing. Filip Jiřík, Sokolovská 42/217, P9, 605539525

Název stavby: TT Pankrác

Místo stavby: Praha 4

Při realizaci shora uvedené akce **DOJDE / NEDOJDE** ke styku, souběhu nebo křížení se zaříze-
ním DP-JDCT.

Dojde-li ke styku, souběhu nebo křížení se zařízením DP-JDCT, požadujeme:

- prokazatelně doručit pozvání na předání staveniště alespoň 2 týdny předem (na výše uvede-
nou adresu nebo email: td-jdct@dpp.cz nebo fax 222673249),
- nahlásit zahájení a ukončení stavebních prací na tel. 222673240,
- předložit plánek s vyznačením místa střetu,
- v ochranném pásmu zařízení DP-JDCT (1 m od konkrétního objektu DP-JDCT) provádět vý-
kopové práce pouze ručně.

Neprodleně ohlaste energetickému dispečinku Dopravního podniku hl. m. Prahy, a. s. každé
poškození kabelového vedení nebo zařízení DP-JDCT na tel. 296122156-7 nebo 800101187. Je
zakázáno porušit úmyslně zařízení DP-JDCT. Za každý poškozený kabel hrozí pokuta ve výši
10.000,- Kč. Práce na kabelové trase DP-JDCT lze provádět pouze v součinnosti s odd. provoz
Kabelová síť, tel. 606609397.

V případě zásahu do kabelové sítě nebo zařízení DP-JDCT požadujeme, aby technické řešení a
případné majetkoprávní vypořádání této situace bylo projednáno a schváleno příslušným vedoucím
odd. Správa napájení TT (kabelové trasy, stožáry, měřirny atd.), tel. 222673666 nebo odd. Správa
TT a speciálních staveb DCT (zásahy do, případně pod tramvajovou trať, označnicků, přístřešků atd.),
tel. 222673854 (222673234). Technické řešení stavebních zásahů musí respektovat normy ČSN
280318, 736005, 736425, 332000-5-52 a zákon o dráhách č. 266/1994 Sb., včetně příslušných
vyhlášek a nařízení vlády.

Pokud Vámi připravovaná akce bude mít charakter velkého investičního celku (rekonstrukce komuni-
kační sítě atd.) a souvisí se zařízením DP-JDCT, požadujeme předložení PD k posouzení. Naše vyjád-
ření bude následně podstoupeno Svodné komisi Dopravního podniku hl. m. Prahy, a. s.

Při záboru stavby, uložení materiálu nebo pojiždění těžkou technikou přes naši kabelovou trasu nebo
zařízení DP-JDCT, je třeba tuto skutečnost projednat se správci.

Nesouhlasí-li skutečná trasa zjištěná výkopovými sondami se zákresy DP-JDCT, lze objednat vytýče-
ní kabelů na tel. 222673237 (nebo 606609397). Po telefonické dohodě je třeba zaslat objednávku na
email: Smejkal.l@dpp.cz.



Správce zařízení neodpovídá za změny, ke kterým došlo bez jeho vědomí.

Platnost tohoto vyjádření je 1 rok. V Praze, dne - 3 -02- 2021 .


Technická dokumentace DP-JDCT:



Převzal/a (podpis žadatele):

- 3 -10- 2022

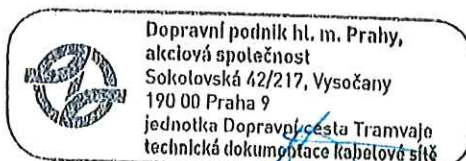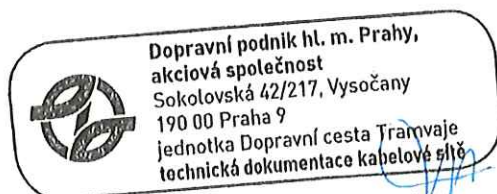

13 -09- 2023

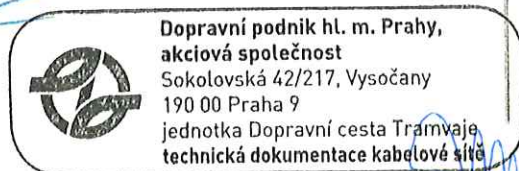

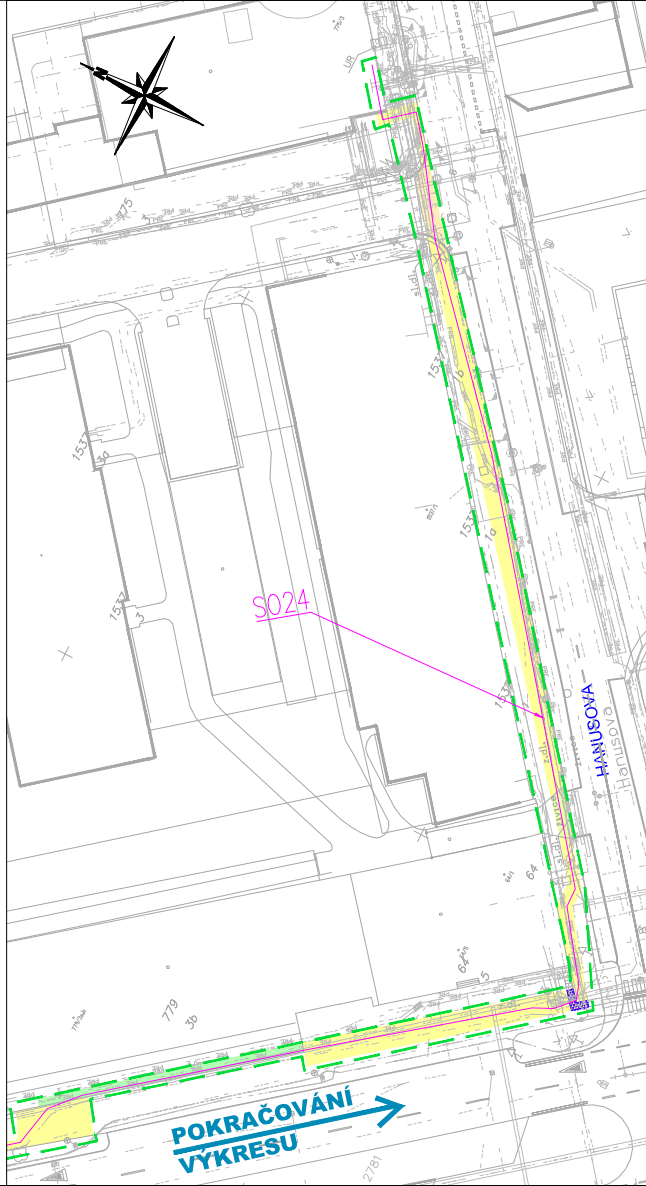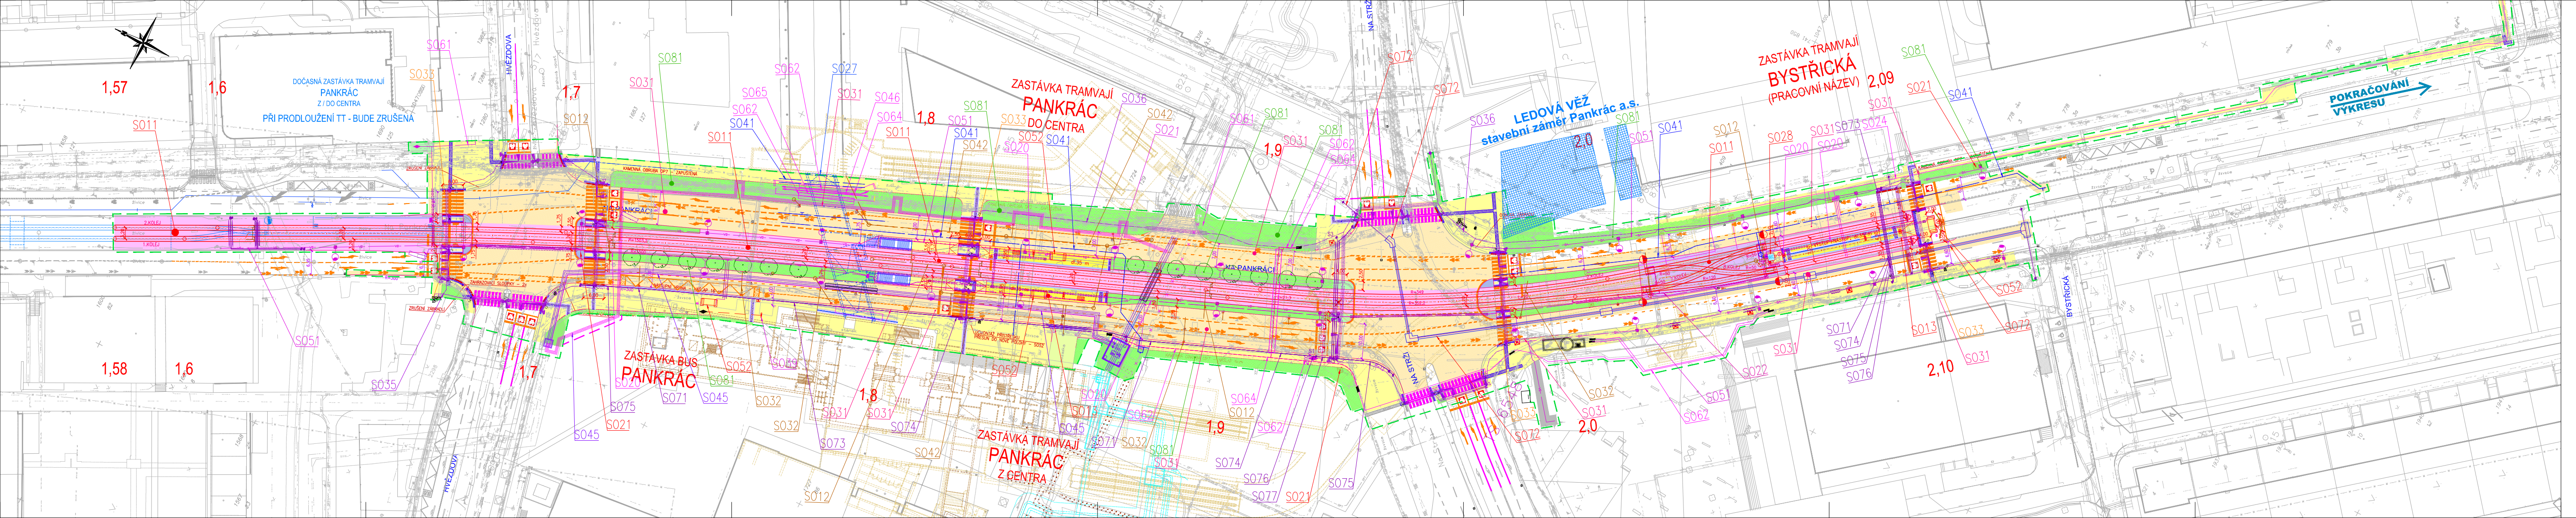

SEZNAM STAVEBNÍCH OBJEKTŮ

- S011 – TRAMVAJOVÁ TRAT
- S012 – ODVODNĚNÍ IT
- S013 – TRAMVAJOVÉ ZASTÁVKY
- S020 – ELEKTRICKÁ ZAŘÍZENÍ TRAMVAJOVÝCH ZASTÁVEK VČ. NAPÁJENÍ ZIS
- S021 – TRAKČNÍ TROLEJOVÉ VEDENÍ
- S022 – ELEKTRICKÉ OVLÁDÁNÍ VÝHYBEK A OHŘEV VÝMĚN
- S024 – TRAKČNÍ KABELOVÉ VEDENÍ
- S025 – MAZNIKY TRAMVAJOVÉ TRATI
- S027 – PODCHOD PANKRÁC
- S028 – SOCIÁLNÍ ZAŘÍZENÍ
- S031 – POZEMNÍ KOMUNIKACE A VEŘEJNÝ PROSTOR
- S032 – ODVODNĚNÍ PK A VEŘEJNÉHO PROSTORU
- S033 – DEFINITIVNÍ DOPRAVNÍ ZNAČENÍ
- S035 – SSZ 4.430 NA PANKRÁČI x HVĚZDOVA
- S036 – SSZ 4.415 BUDĚJOVICKÁ x NA STRŽI
- S039 – PŘELOŽKA PANELU JCD
- S041 – PŘELOŽKY VODOVODŮ
- S042 – PŘELOŽKY A OPRAVY KANALIZACÍ
- S045 – PŘELOŽKY HORKOVODŮ
- S046 – PŘELOŽKY PLYNOVODŮ
- S051 – VEŘEJNÉ OSVĚTLENÍ A OPRAVY VO
- S052 – PŘÍSTŘEŠEK MHD
- S061 – PRE-VN
- S062 – PRE-VN
- S063 – PRE-VN
- S064 – VARIOVNĚ A SIGNALNÍ PASY (NOVĚ x STÁVAJÍCÍ) – S011, S013, S031
- S065 – DP-M
- S071 – SÍTEL
- S072 – CETNÍ A PŘELOŽKA KABELOVODŮ
- S073 – QUANTCOM
- S074 – T-MOBILE
- S075 – VODAFONE
- S076 – TELCO
- S077 – MV
- S081 – OPRAVY OZEMÍ A SADOVÉ OPRAVY

LEGENDA:

- STÁVAJÍCÍ STAV
- TRAMVAJOVÁ TRAT – PRODLOUŽENA V ROCE 2020
- VESTIBUL METRA LINKY C
- VESTIBUL METRA LINKY D
- STÁVAJÍCÍ INŽENÝRSKÉ SÍTĚ
- STAVBA
- NAVŘENÝ STAV:
- UPRAVENÁ OBRUBA – S011, S013, S031
- TRAMVAJOVÁ KOLEJ – S011
- PODCHOD – S027
- KALOVÁ JIMKA A UV VČ. PŘÍPOJKY DO KANALIZACE – S011, S012, S031, S032
- ZASTÁVKOVÝ OZNAČNÍK S PŘÍPOJKOU – S013, S020
- ZABRÁDLÍ – S013
- PŘÍSTŘEŠEK PRO CESTUJÍCÍ S PŘÍPOJKOU – S052
- TROLEJOVÝ STOŽÁR SE ZÁKLADEM – S021
- EOV – S022
- NDS A ZDS VČETNĚ TRAKČNÍCH KABELŮ – S024
- DDZ (NOVĚ x OBNOVA STÁVAJÍCÍCH) – S033
- VAROVNĚ A SIGNALNÍ PASY (NOVĚ x STÁVAJÍCÍ) – S011, S013, S031
- PŘELOŽKA VODOVODNÍCH ŘADŮ – S041
- PŘELOŽKA KANALIZAČNÍCH ŘADŮ – S042
- PŘELOŽKA HOKOVODŮ VČETNĚ CHRÁNIČKY, PROVIZORNÍ HORKOVOD DN100 – S045
- PŘELOŽKA VO – S051
- PŘELOŽKY A OCHRANA SĎELOVACÍCH KABELŮ – S071-78
- OPRAVY SSZ 4.415 a SSZ 4.430 – S035, S036
- SADOVÉ OPRAVY – S081
- TRAMVAJOVÁ TRAT – ASFALTOVÝ KRYT – S011
- TRAMVAJOVÁ TRAT – KAMENNÁ DLAŽBA – S011
- TRAMVAJOVÁ ZASTÁVKA, CHODNÍK – S011, S013, S031
- VOZOVKA – ASFALTOVÝ KRYT – S031
- VOZOVKA – ASFALTOVÝ KRYT – FRÉZOVÁNÍ – S031
- ZELĚN – S011, S081
- OBVOD ZÁBORU STAVENISŤE
- OBVOD DOČASNÉHO ZÁBORU STAVENISŤE
- NAVÁZUJÍCÍ VZÁJEMNĚ KOORDINOVANÉ AKCE JINÝCH INVESTORŮ
- Obnova vodovodních řadů – ul. Na Pankrāci, Praha 4 – SATRA
- LEDOVÁ VĚŽ – stavební záměr společnosti Pankrác a.s.
- Přeložka horkovodu v rámci výstavby METRA D

Dopravní podnik hl. m. Prahy, akciová společnost
 Sokolovská 42/217, Vysočany, 190 00 Praha 9
 jednotka Dopravní česka Tramvaje
 (technická dokumentace JCDT)

Zájemce uzemí se DOTYKÁ našich sítí a zařízení.
 Případné podrobení našeho zařízení tržní investitor
 nebo stavbu provádějící organizace. Toto vyjádření
 nenahrazuje stanovisko Státní komise SD.
 V Praze dne 13. 9. 2023 č.j. 1011/23
 Platnost vyjádření 1 rok.
 (prodl. 1344/22)

Změna	Název změny	Datum	Provedl	Podpis

Investor, objednatel: Dopravní podnik hlavního města Prahy, a.s. Sokolovská 42/217, 190 00 Praha 9	Integrovaná dílnost: METROPROJEKT Praha a.s. Argentinská 1621/36 170 00 Praha 7
---	---


METROPROJEKT Praha a.s. Argentinská 1621/36 170 00 Praha 7 tel.: +420 296 154 105 www.metroprojekt.cz info@metroprojekt.cz	Souprava číslo: METROPROJEKT
---	--

HIP: Ing. Kamil Orálek tel.: 296 154 217	Podpis:	Název a uořídil: TT PANKRÁC
--	---------	---------------------------------------

Zpracovatelství úbor: S60 - dopravních staveb tel.: 296 154 247	Podpis:	Název část díla: SITUAČNÍ VÝKRESY
--	---------	---

Osobní projektant: Ing. Kamil Orálek	Podpis:	Název přílohy: Koordináční situační výkres
---	---------	--

Stav: V20/2043	Datum: 12/2022	Číslo příl.:	003
Podl. 11 x A4	Měřítko: 1:500	Číslo:	08039 01 00 C 00 00 00 00 00

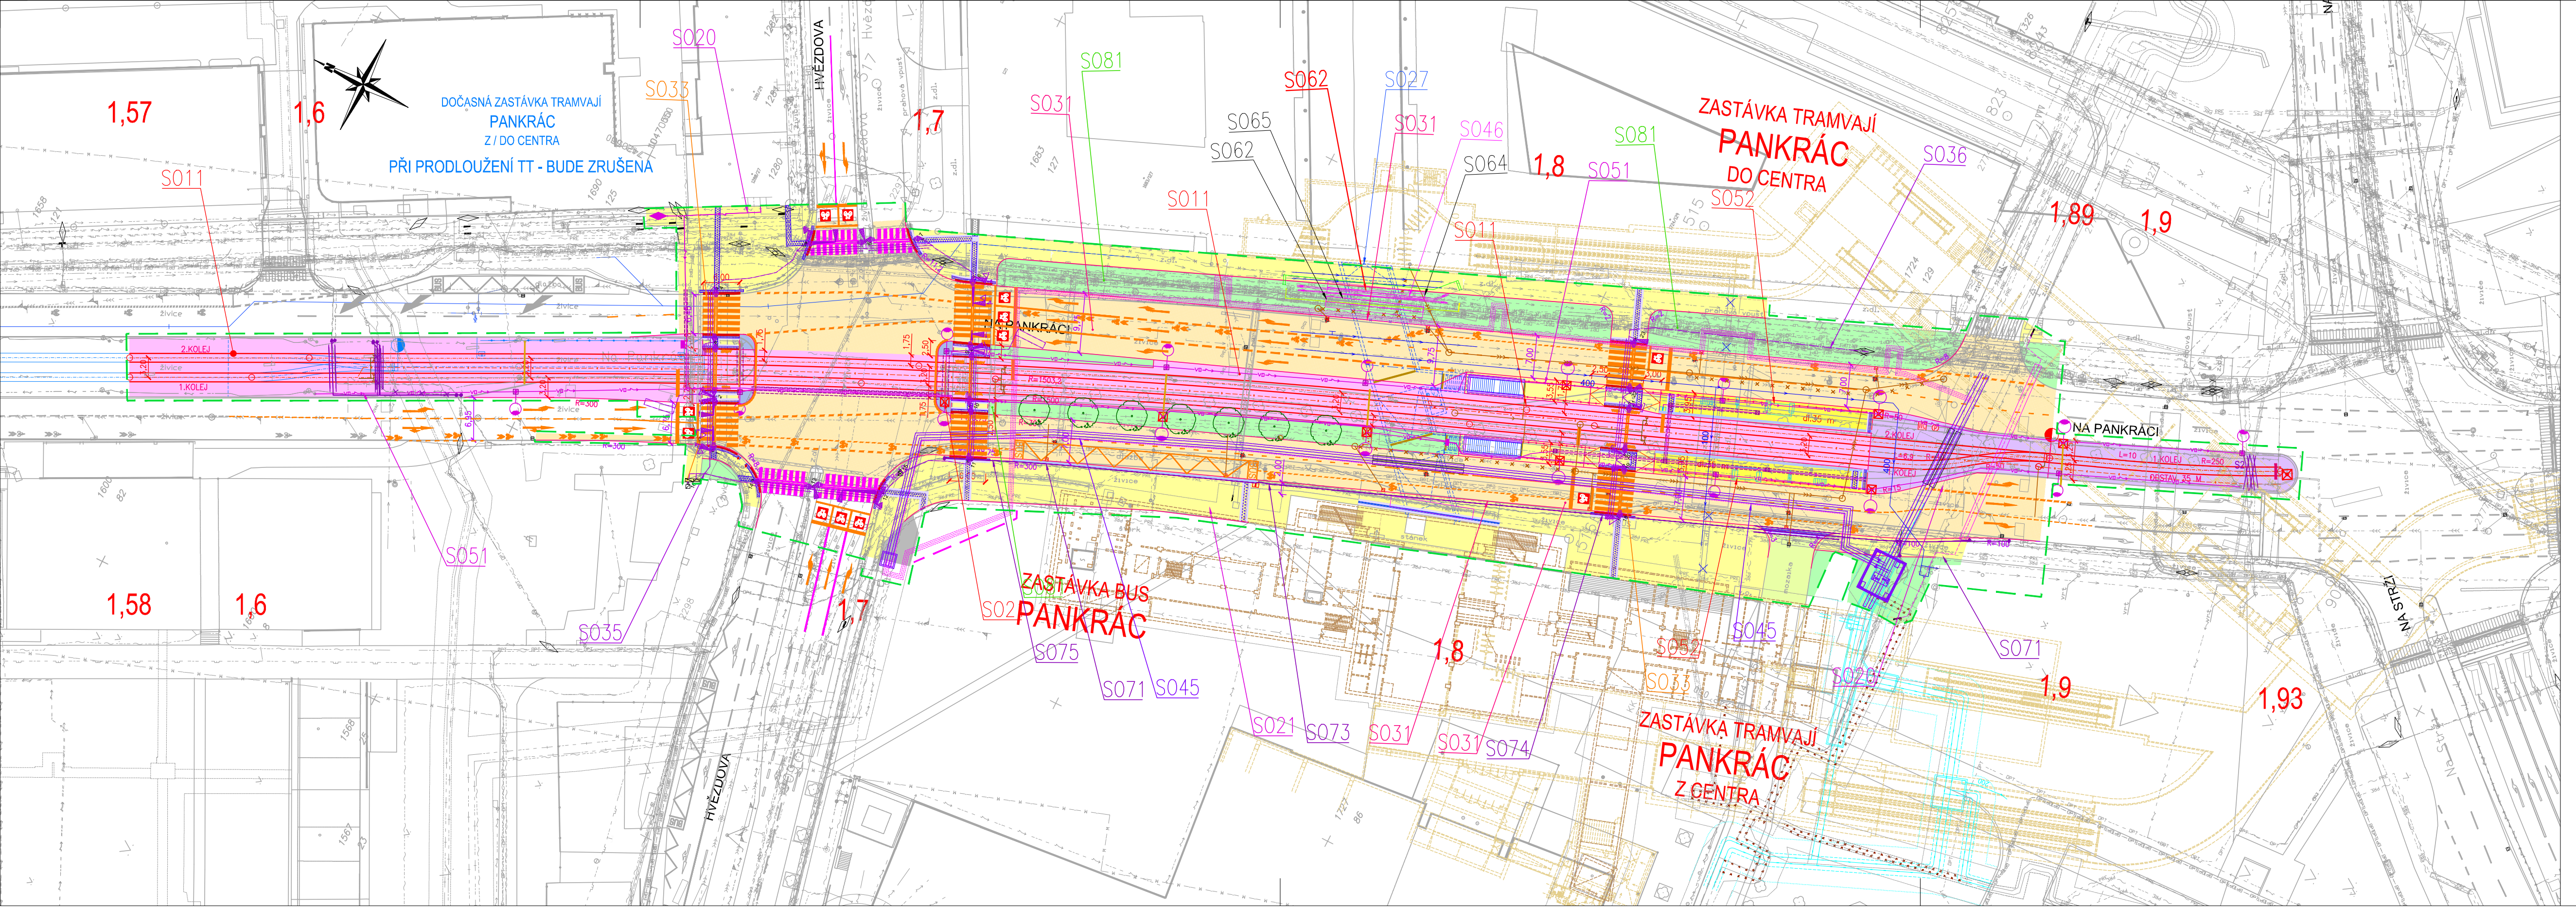

SEZNAM STAVEBNÍCH OBJEKTŮ

- S011 – TRAMVAJOVÁ TRÁŤ
- S012 – ODVODNĚNÍ TT
- S013 – TRAMVAJOVÉ ZASTÁVKY
- S020 – ELEKTRICKÁ ZAŘÍZENÍ TRAMVAJOVÝCH ZASTÁVEK VČ. NAPÁJENÍ ZIS
- S021 – TRAKČNÍ TROLEJOVÉ VEDENÍ
- S022 – ELEKTRICKÉ OVLÁDÁNÍ VÝHYBEK A OHŘEV VÝMĚN
- S024 – TRAKČNÍ KABELOVÉ VEDENÍ
- S025 – MAZNIKY TRAMVAJOVÉ TRATI
- S027 – PODCHOD PANKRÁC
- S028 – SOCIÁLNÍ ZAŘÍZENÍ
- S031 – POZEMNÍ KOMUNIKACE A VEŘEJNÝ PROSTOR
- S032 – ODVODNĚNÍ PK A VEŘEJNÉHO PROSTORU
- S033 – DEFINITIVNÍ DOPRAVNÍ ZNAČENÍ
- S035 – SSZ 4.430 NA PANKRÁCI x HVĚZDOVA
- S036 – SSZ 4.415 BUĎEJOVICKÁ x NA STRŽI
- S039 – PŘELOŽKA PANELU JCD
- S041 – PŘELOŽKY VODOVODŮ
- S042 – PŘELOŽKY A ÚPRAVY KANALIZACÍ
- S045 – PŘELOŽKY HORKOVODŮ
- S046 – PŘELOŽKY PLYNOVODŮ
- S051 – VEŘEJNÉ OSVĚTLENÍ A ÚPRAVY VO
- S052 – PŘÍSTŘEŠKY MHD
- S061 – PRE-NN
- S062 – PRE-VN
- S063 – PRE-VVN
- S064 – PRE-SDK, OPTO
- S065 – DP-M
- S071 – SÍTEL
- S072 – CETIN A PŘELOŽKA KABELOVODU
- S073 – QUANTCOM
- S074 – T-MOBILE
- S075 – VODAFONE
- S076 – TELCO
- S077 – MV
- S081 – ÚPRAVY ÚZEMÍ A SADOVÉ ÚPRAVY

LEGENDA:

- STÁVAJÍCÍ STAV
 - TRAMVAJOVÁ TRÁŤ – PRODLOUŽENA V ROCE 2020
 - VESTIBUL METRA LINKY C
 - VESTIBUL METRA LINKY D
 - STÁVAJÍCÍ INŽENÝRSKÉ SÍTĚ
 - kanalizace
 - konkázování jednotné soustava
 - vedovod
 - plyn nízkotlak
 - teplovod, horkovod, parovod
 - kabel nízkého napětí
 - kabel vysokého napětí
 - venkovní vedení 110kV
 - kabelovod
 - síťovací kabel
 - optický kabel
 - radiorozsazový spoj
- NAVŘENÝ STAV:
- UPRAVENÁ OBRUBA – S011, S013, S031
 - TRAMVAJOVÁ KOLEJ – S011
 - PODCHOD – S027
 - KALOVÁ JIMKA A UV VČ. PŘÍPOJKY DO KANALIZACE – S011, S012, S031, S032
 - ZASTÁVKOVÝ OZNAČNÍK S PŘÍPOJKOU – S013, S020
 - ZÁBRADLÍ – S013
 - PŘÍSTŘEŠEK PRO CESTUJÍCÍ S PŘÍPOJKOU – S052
 - TROLEJOVÝ STOŽÁR SE ZÁKLADEM – S021
 - EOV – S022
 - NDS A ZDS VČETNĚ TRAKČNÍCH KABELŮ – S024
 - DDZ (NOVÉ x OBNOVA STÁVAJÍCÍCH) – S033
 - VAROVNÉ A SIGNÁLNÍ PÁSY (NOVÉ x STÁVAJÍCÍ) – S011, S013, S031
 - PŘELOŽKA VODOVODNÍCH ŘADŮ – S041
 - PŘELOŽKA KANALIZAČNÍCH ŘADŮ – S042
 - PŘELOŽKA HODKOVODŮ VČETNĚ CHRANIČKY, PROVIZORNÍ HORKOVOD DN100 – S045
 - PŘELOŽKA VO – S051
 - PŘELOŽKY A OCHRANA SĎELOVACÍCH KABELŮ – S071-78
 - ÚPRAVY SSZ 4.415 a SSZ 4.430 – S035, S036
 - SADOVÉ ÚPRAVY – S081
 - TRAMVAJOVÁ TRÁŤ – ASFALTOVÝ KRYT – S011
 - TRAMVAJOVÁ TRÁŤ – KAMENNÁ DLAŽBA – S011
 - TRAMVAJOVÁ ZASTÁVKA, CHODNÍK – S011, S013, S031
 - VOZOVKA – ASFALTOVÝ KRYT – S031
 - VOZOVKA – ASFALTOVÝ KRYT – FRÉZOVÁNÍ – S031
 - ZELEŇ – S011, S081
 - OBVOD ZÁBORU STAVENIŠTĚ
 - OBVOD DOČASNÉHO ZÁBORU STAVENIŠTĚ
- NAVAZUJÍCÍ VZAJEMNĚ KOORDINOVANÉ AKCE JINÝCH INVESTORŮ
- Obnova vodovodních řadů – ul. Na Pankráci, Praha 4 – SATRA
 - Přeložka horkovodu v rámci výstavby METRA D

Dopravní podnik hl. m. Prahy, akciová společnost Sokolovská 42/217, Vysočany, 190 00 Praha 9
 jednotka Dopravní cesta Tramvaje (technická dokumentace JOCT)

Zjímavé území se DOTYKÁ našich sítí a zařízení. Případné poškození našeho zařízení brání investor nebo stavbu provádějící organizace. Toto vyjádření nenahrazuje stanovisko Svodné komise DP.

V Praze dne 13.9.2023 čj. 1011/23
 Platnost vyjádření 1 rok.
 (prodl. 1344/22)

Změna:	Název změny:	Datum:	Provedl:	Podpis:

Investor, objednatel	Dopravní podnik hlavního města Prahy, a.s. Sokolovská 42/217, 190 00 Praha 9	Inženýrská činnost	METROPROJEKT Praha a.s. Argentinská 1621/36 170 00 Praha 7
----------------------	--	--------------------	---

METROPROJEKT Praha a.s. Argentinská 1621/36 170 00 Praha 7 generální ředitel: Ing. David Krása tel.: +420 296 154 105 www.metroprojekt.cz info@metroprojekt.cz	METROPROJEKT	Souprava číslo:
--	---------------------	-----------------

HIP:	Podpis:	Název a ucel díla:
Ing. Kamil Orálek	<i>[Signature]</i>	TT PANKRÁC
tel.: 296 154 217		
Stupeň: čistopis DUSP		

Zpracovatelský útvár:	Název části díla:	
S60 - dopravních staveb tel.: 296 154 247	SITUAČNÍ VÝKRESY	C
Vedoucí útváru:	Podpis:	
Ing. Petr Zobal	<i>[Signature]</i>	

Odpovědný projektant:	Podpis:	Název přílohy:	Změna:
Ing. Kamil Orálek	<i>[Signature]</i>	Koordináční situační výkres - ETAPA	-
Vypracoval:	Podpis:		
Ing. Kamil Orálek	<i>[Signature]</i>		
Skar. číslo: V20/2043 Datum: 12/2022			
Formát: 7 x A4 Měřítko: 1:500 IČD: 08039 01 00 C 00 00 00 00 00			004