


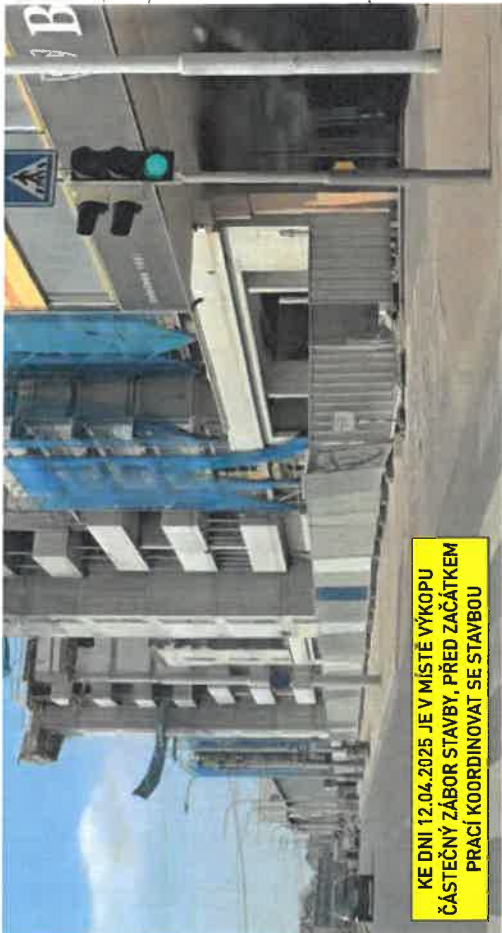


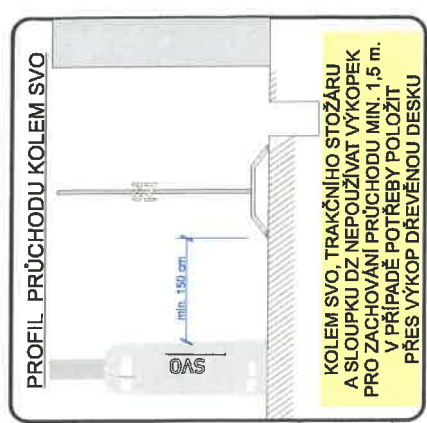

KE DNI 12.04.2025 JE V MÍSTĚ VÝKOPU
ČÁSTEČNÝ ZÁBOR STAVBY, PŘED ZAČÁTKEM
PRACÍ KOORDINOVAT SE STAVBOU

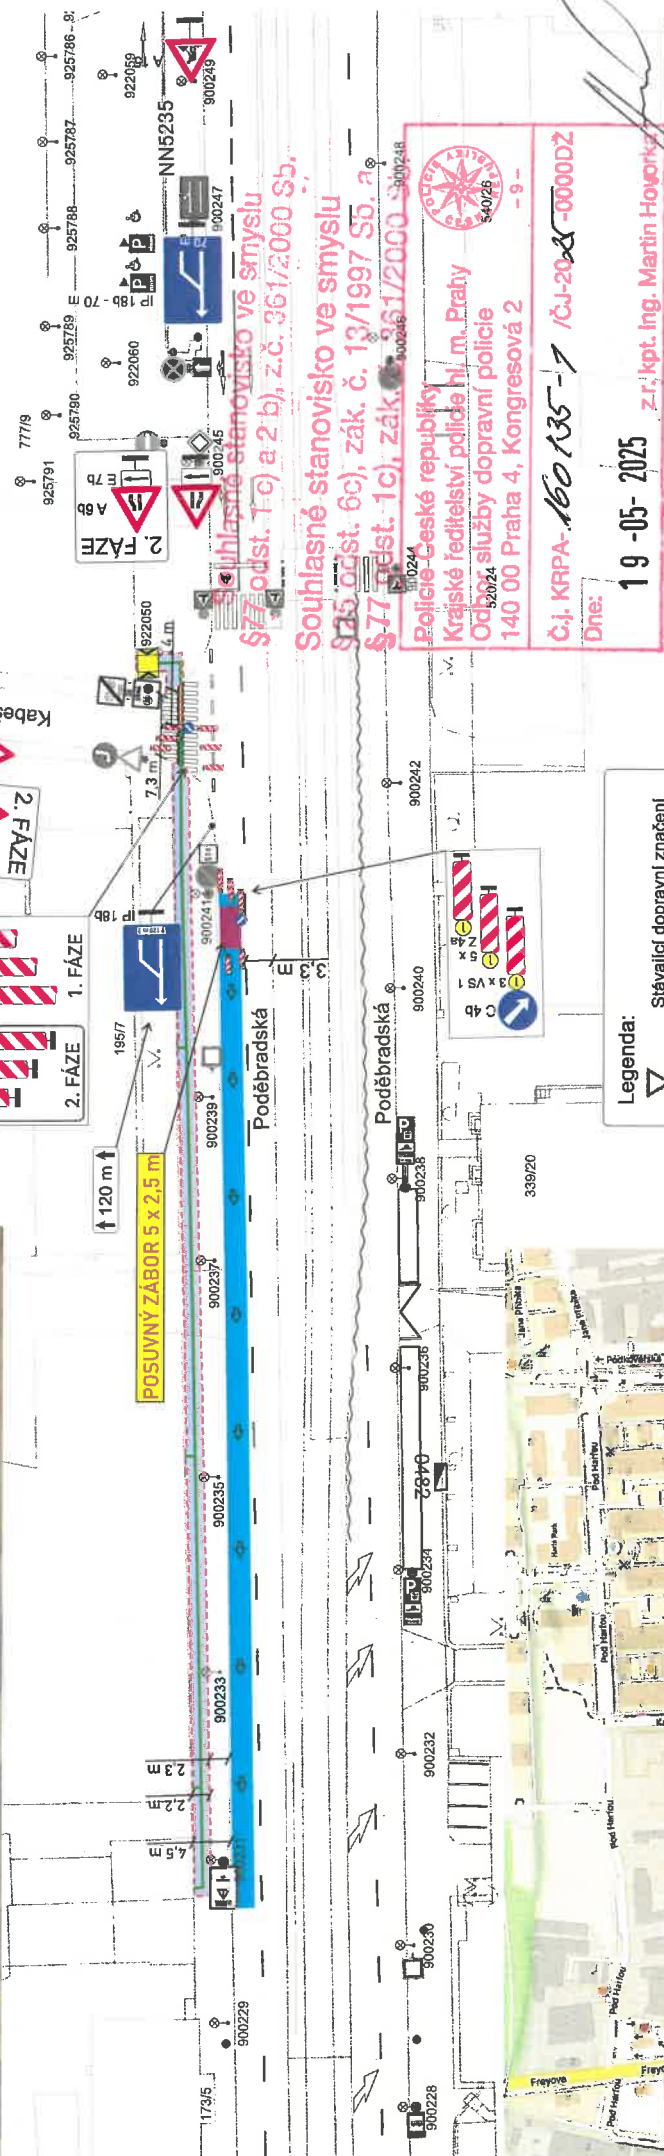

PŘEKOP PO POLOVINÁCH.
V PŘÍPADĚ POTŘEBY
PRO ZVĚTŠENÍ PRŮJEZDNÉ ŠÍŘKY
POUŽÍT NA HRANU VÝKOPU PŘEJEZDOVÝ PLECH.

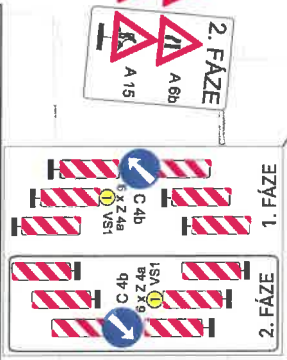

- Legenda:
- Stávající dopravní značení
 - Provizorní dopravní značení
 - Výkop
 - Zabraná část
 - Dotčené místo pro posuvný zábor - 120 x 2,5 m
 - Posuvný zábor - kontejner 5 x 2,5 m
 - Překop po polovinách
 - Oplocení
 - Přechodová lávka pro pěší
 - Sloup veřejného osvětlení

VÝKOP BUDE OCHRÁNĚN.
PŘECHOD PŘES VÝKOPY BUDE
UMOŽNĚN POMOCÍ LÁVEK PRO PĚŠÍ.

OBJEDNATEL / INVESTOR, STAVBU PROVÁDÍ:
ELEKTROSTIKA, s.r.o.
Jana Machová - 731 549 648
MÍSTO: Praha 9 Vysočany

ČÁSTI:
Překop pro kabel v ulici
Poděbradská

STAVBA: Praha 9 - Vysočany, Polyfunkční soubor Poděbradská
AKCE: Výkop pro kabel v ulici
OBJEKT / ČÁST: SITUACE DIO

PRŮJEKT: A3
DATUM: 19.04.2025
STUPEŇ: DIR

MĚŘÍTKO: 1:600
VÝKRESČÍ: 1.2

Č.j. KRPA-160135-1 / OJ-2025-0000DZ
Dne: 19-05-2025
Zl. kpt. Ing. Martin Hovorka