


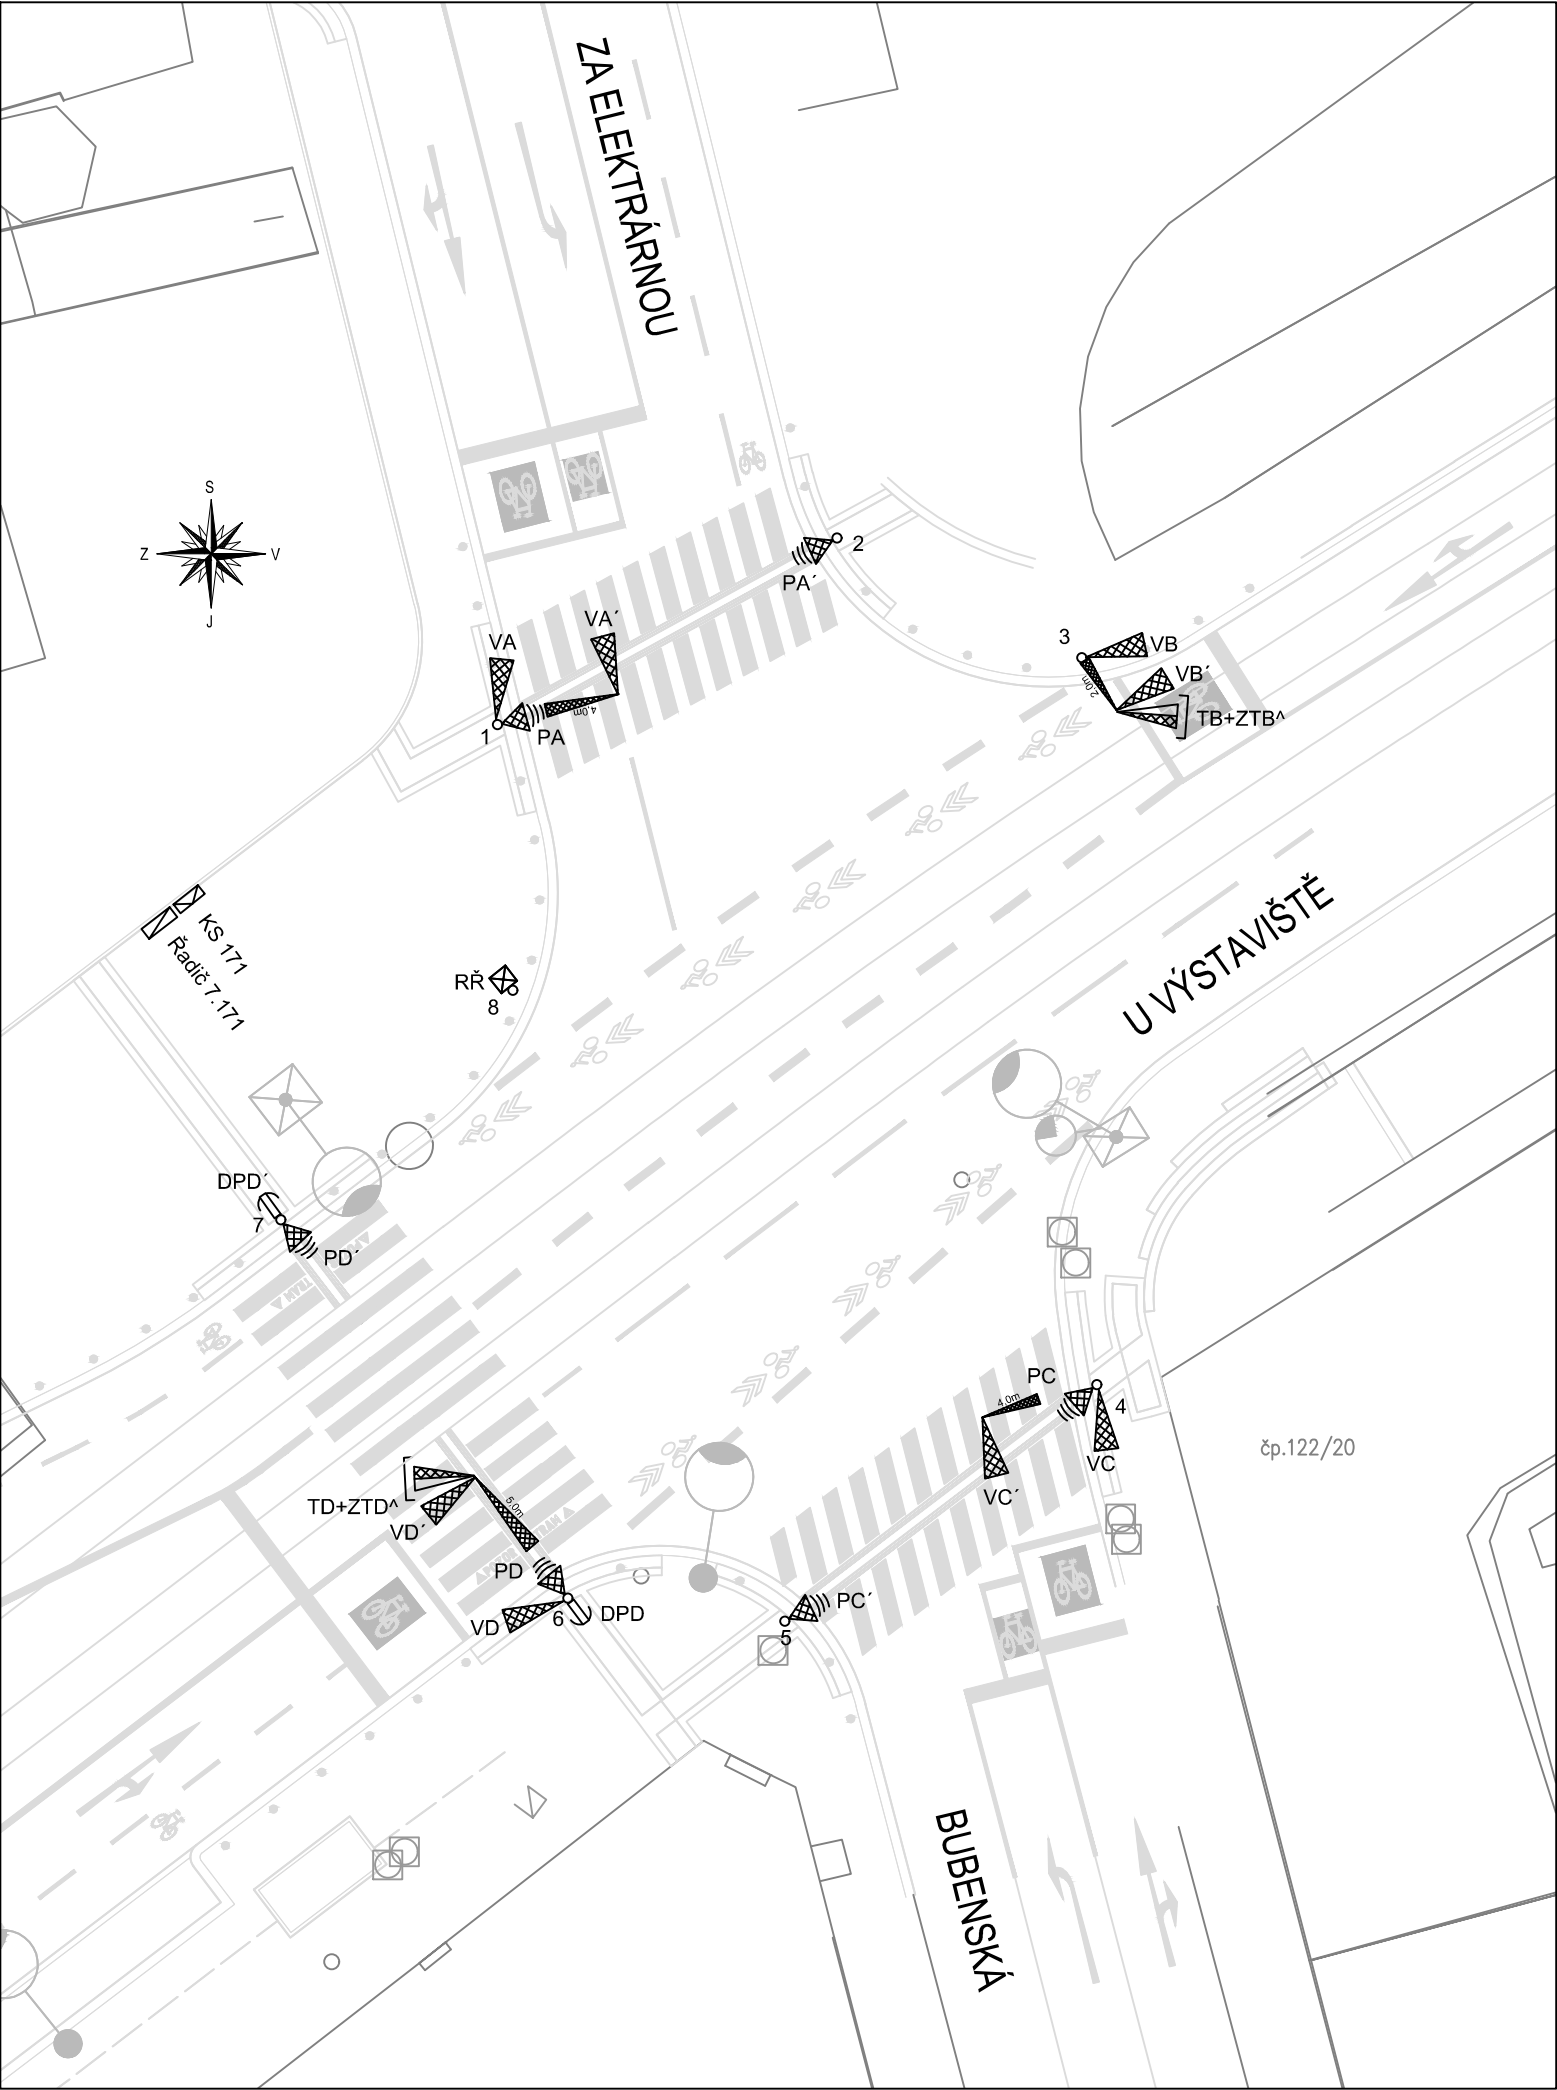

LEGENDA:

- ŘADIČ SVĚTELNÉ SIGNALIZACE
- KABELOVÁ SKŘÍŇ
- NOVÝ SLOUP SSZ
- VOZIDLOVÉ NÁVĚSTIDLO
- CHODECKÉ NÁVĚSTIDLO S AKUSTICKOU SIGNALIZACÍ PRO NEVIDOMÉ
- TRAMVAJOVÉ NÁVĚSTIDLO
- VÝLOŽNÍK S ÚDAJEM O DÉLCE VYLOŽENÍ

Změna:	Název změny:	Datum:	Provedl:	Podpis:		
Investor, objednatel:  Technická správa komunikací hl. m. Prahy, a.s. Veletržní 1623/24 170 00 Praha 7 - Holešovice		Zhotovitel:  EUROVIA CS, a.s. zám. Praha západ K Hájům 946, 155 00 Praha 5 - Stodůlky				
METROPROJEKT Praha a.s. Argentinská 1621/36 170 00 Praha 7 Gen. ředitel: Ing. Vladimír Seidl tel.: +420 296 154 105 www.metroprojekt.cz info@metroprojekt.cz				Souprava číslo:		
HIP: Ing. Ondřej Bret tel.: 296 154 150 Stupeň: RDS		Podpis: 		Název a účel díla: DUKELSKÝCH HRDINŮ, U VÝSTAVIŠTĚ č. akce 1000111		
Zpracovatelský útvar: S71 - elektrotechnické tel.: 296 154 155 Vedoucí útvaru: Ing. Jakub Vojtěch		Název části díla: Dokumentace objektů a technických a technolog. zařízení STAVEBNÍ ČÁST SO104 - SSZ BUBENSKÁ - U VÝSTAVIŠTĚ		A A.1		
Odpovědný projektant: Ing. Kamil Čáp Vypracoval: Ing. Robert Petr		Podpis:  Podpis: 		Název přílohy: SSZ 7.171 U Výstaviště - Bubenská Situace světelných signálů		Změna: -
Skart. znak: V20/2045	Datum: 02/2025	Počet formátů: 2 x A4		Měřítko: 1:250	IČD: 08572 01 00 A 01 02 04 00 00	002a