





Ing. Petr VANKA
Inženýrská a obchodní činnost
Kazimírova 125, Praha 4 - Háje
IČO 61284271

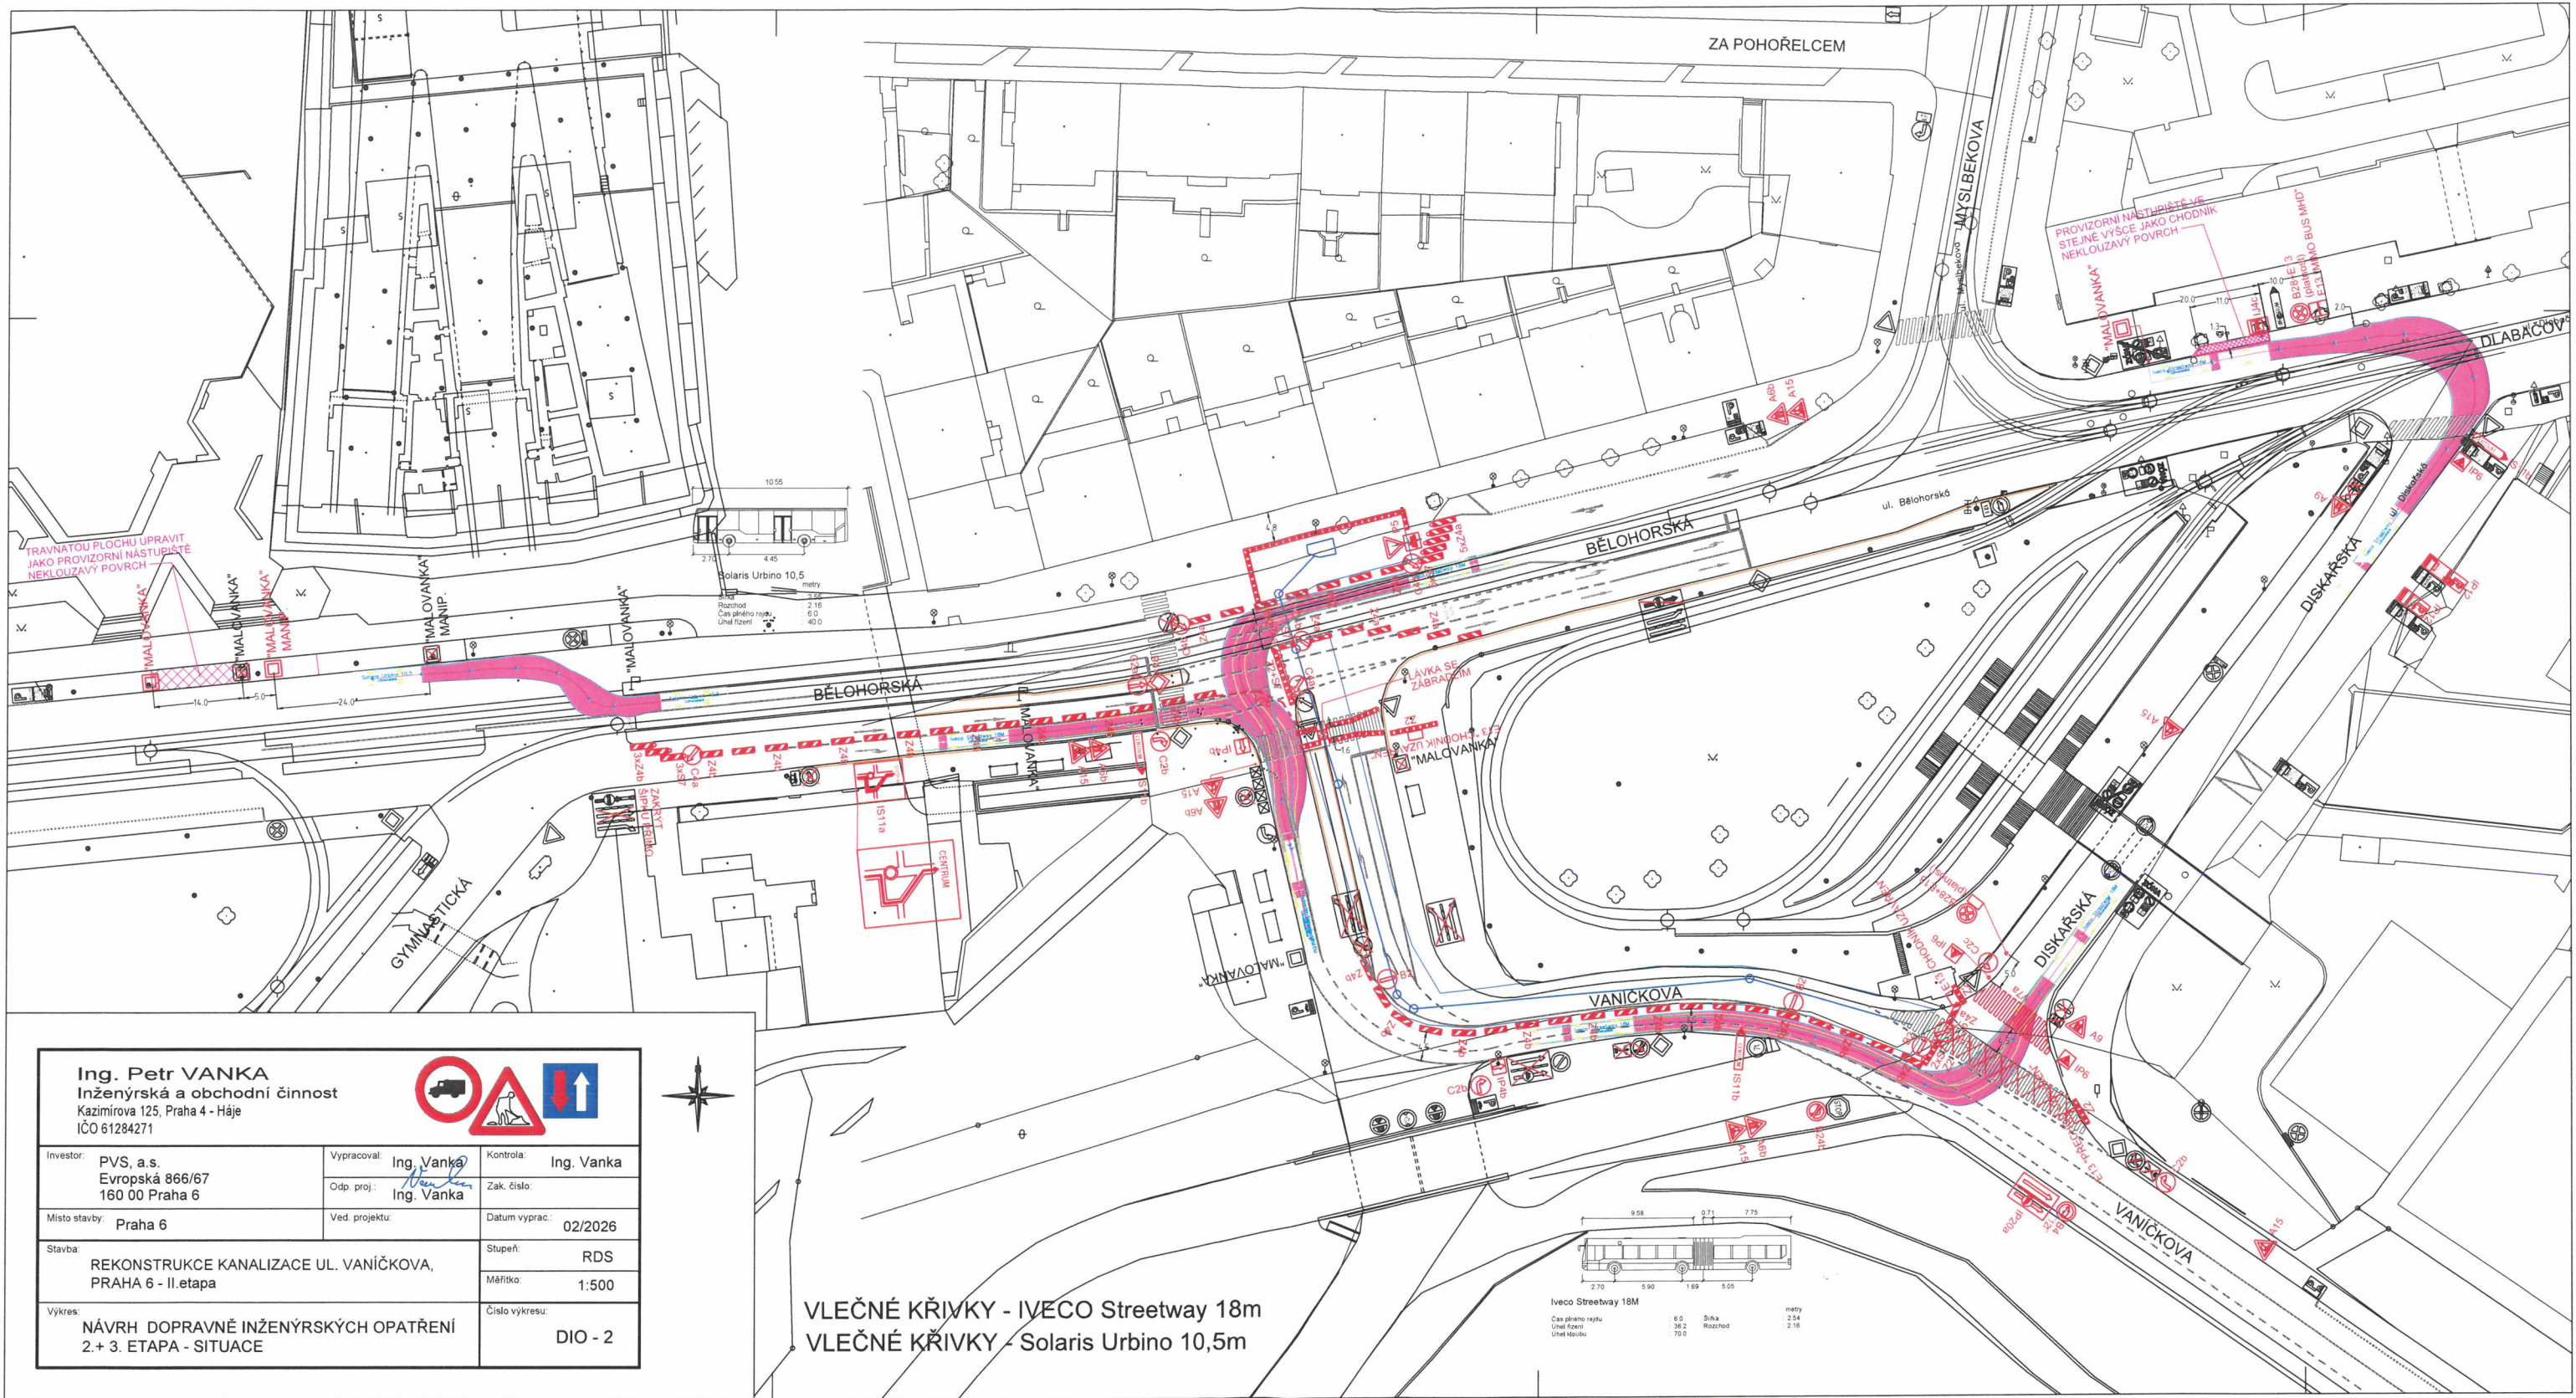

Investor:	PVS, a.s. Evropská 866/67 160 00 Praha 6	Vypracoval:	Ing. Vanka Ing. Vanka	Kontrola:	Ing. Vanka
Místo stavby:	Praha 6	Odp. proj.:		Zak. číslo:	
Stavba:	REKONSTRUKCE KANALIZACE UL. VANÍČKOVA, PRAHA 6 - II. etapa	Ved. projektu:		Datum vyprac.:	02/2026
Výkres:	NÁVRH DOPRAVNĚ INŽENÝRSKÝCH OPATŘENÍ 2. + 3. ETAPA - SITUACE			Stupeň:	RDS
				Měřítko:	1:500
				Číslo výkresu:	DIO - 2

VLEČNÉ KŘIVKY - IVECO Streetway 18m
VLEČNÉ KŘIVKY - Solaris Urbino 10,5m

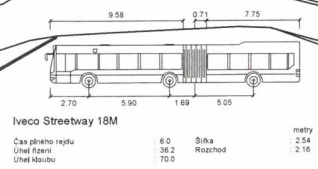


**MAGISTRÁT
HLAVNÍHO MĚSTA PRAHY
ODBOR POZEMNÍCH KOMUNIKACÍ A DRAH**

Příloha číslo: 1/1 ke spisu M3231/2-26

MHMP-165215 / 2026 / PKD-04/ K1

Datum: 25-02-2026 Podpis: Kuej

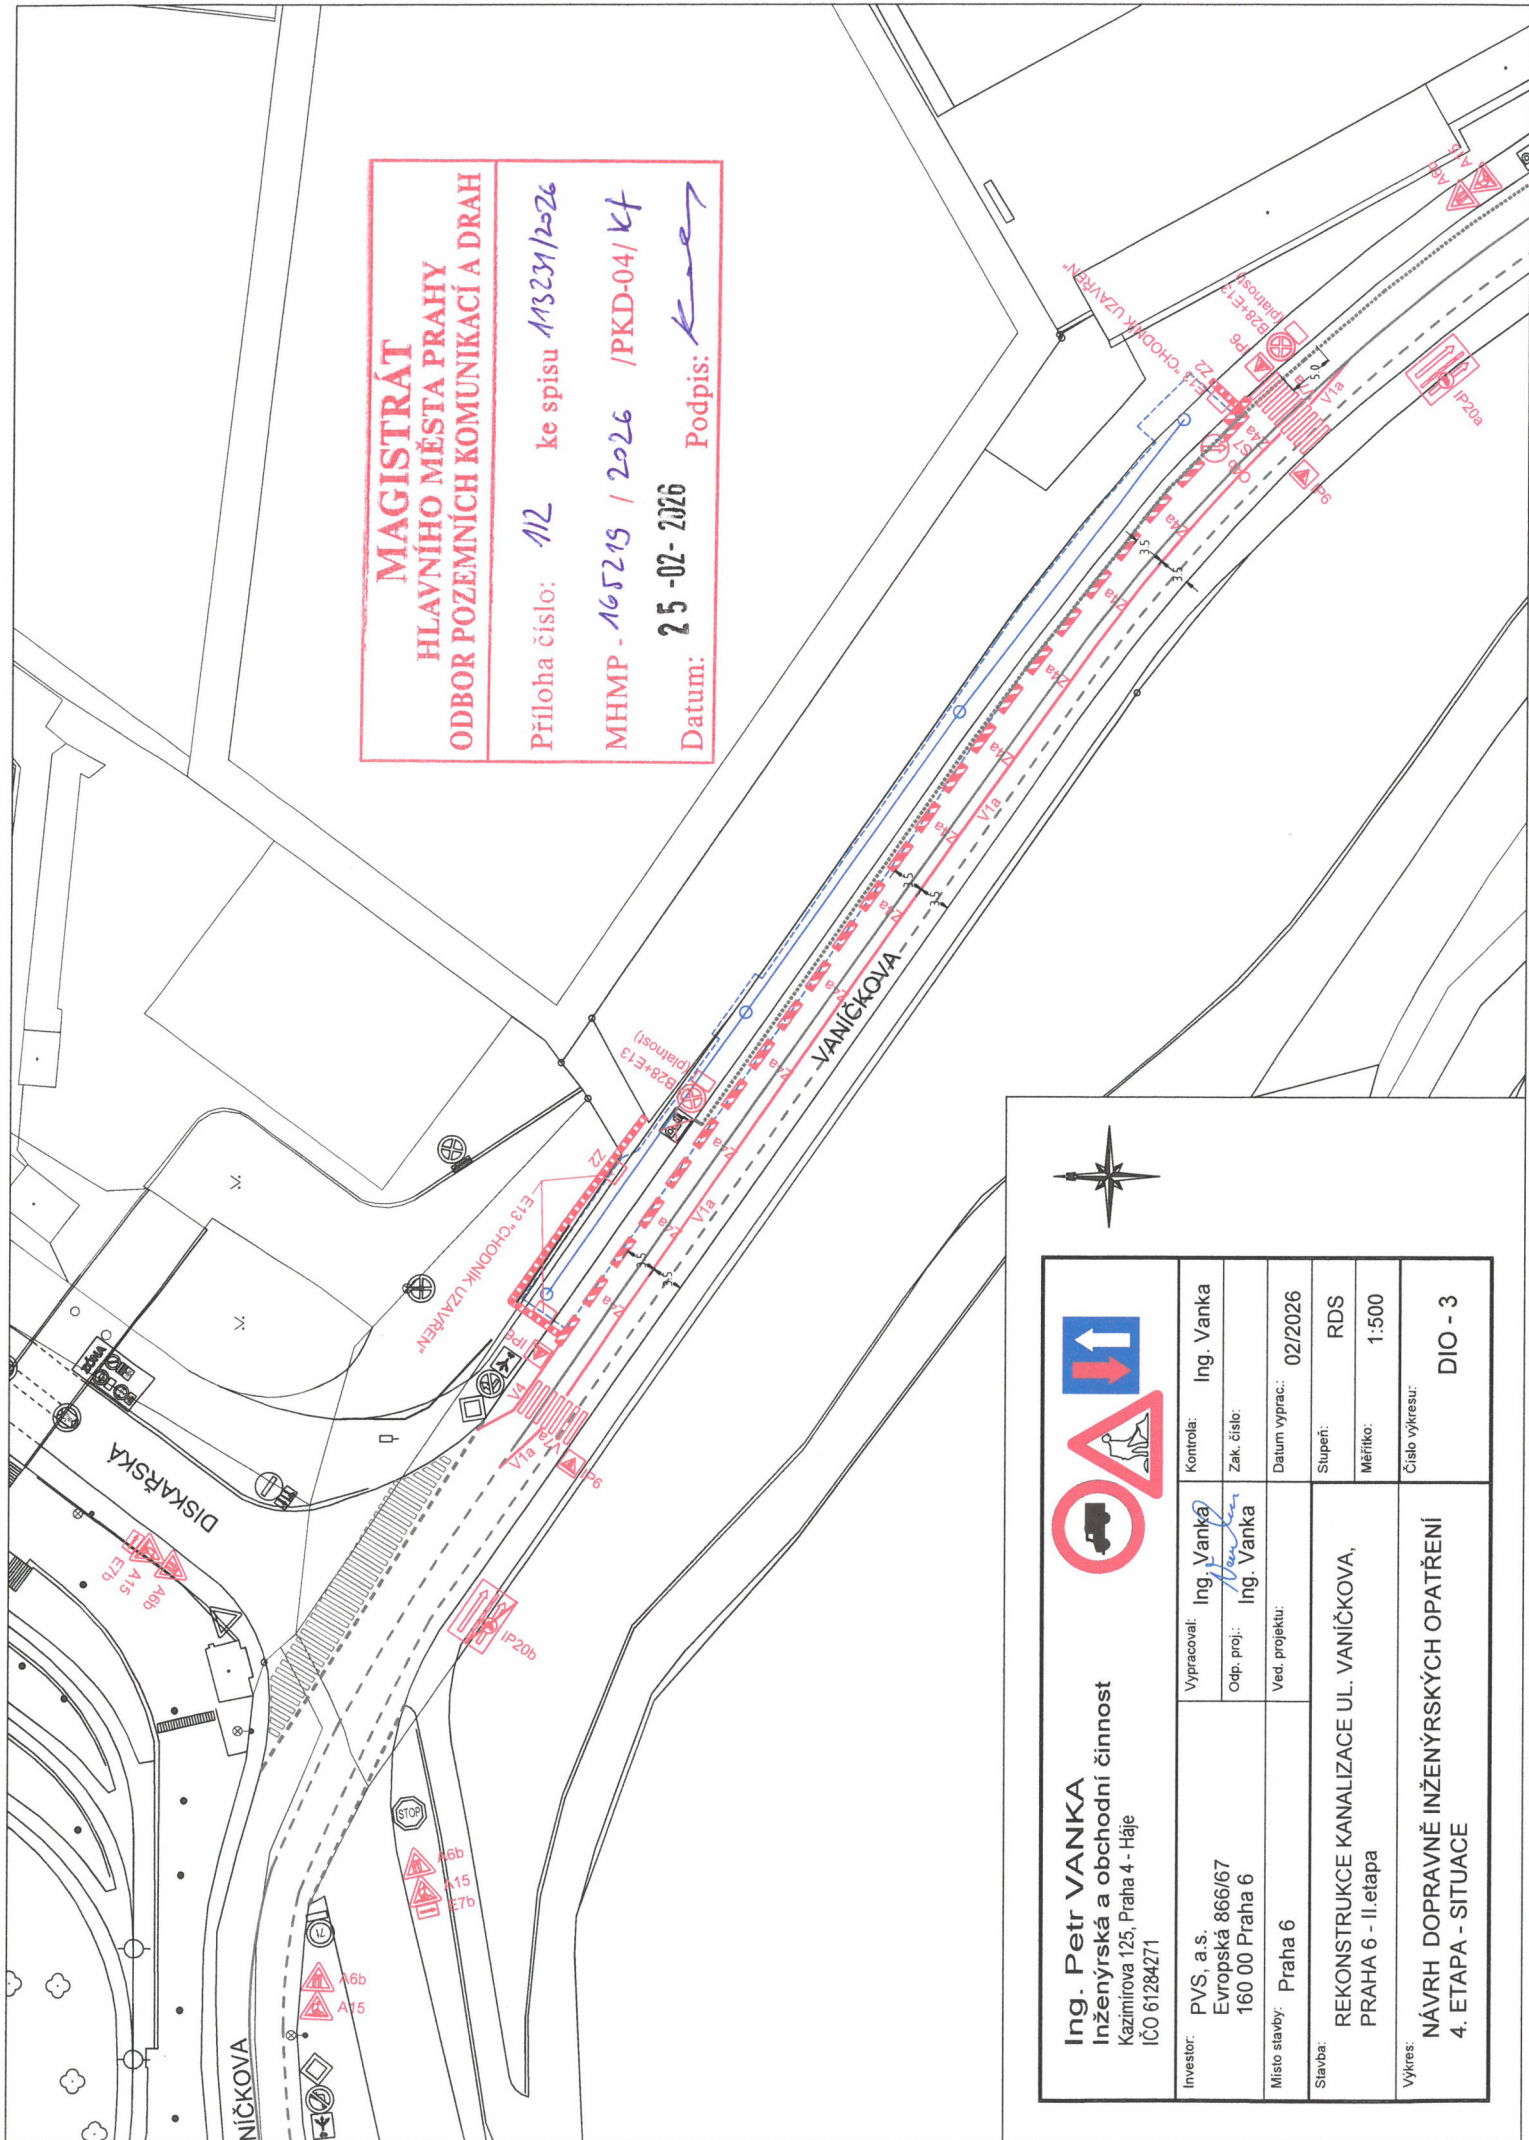

MAGISTRÁT
HLAVNÍHO MĚSTA PRAHY
ODBOR POZEMNÍCH KOMUNIKACÍ A DRAH

Příloha číslo: 112 ke spisu 113231/2026
MHMP - 165213 / 2026 / PKD-04/kf
Datum: 25-02-2026 Podpis: *Koe*



Ing. Petr VANKA Inženýrská a obchodní činnost Kazimírova 125, Praha 4 - Hájek IČO 61284271			
Investor: PVS, a.s. Evropská 866/67 160 00 Praha 6	Vypracoval: Ing. Vanka <i>Petr Vanka</i>	Kontrola: Ing. Vanka	
	Odp. proj.: Ing. Vanka	Zak. číslo:	
Místo stavby: Praha 6	Ved. projektur:	Datum vyprac.: 02/2026	
Stavba:	REKONSTRUKCE KANALIZACE UL. VANIČKOVA, PRAHA 6 - II.etapa		Stupeň: RDS
			Měřítko: 1:500
Výkres:	NÁVRH DOPRAVNĚ INŽENÝRSKÝCH OPATŘENÍ 4. ETAPA - SITUACE	Číslo výkresu:	DIO - 3

