


Legenda:

- Stávající dopravní značení
- Provizorní dopravní značení
- E13: datum záboru
- Výkop
- Zabraná část pro výkopek
- Kontejner 10 x 2 m
- Oplocení
- Sloup veřejného osvětlení

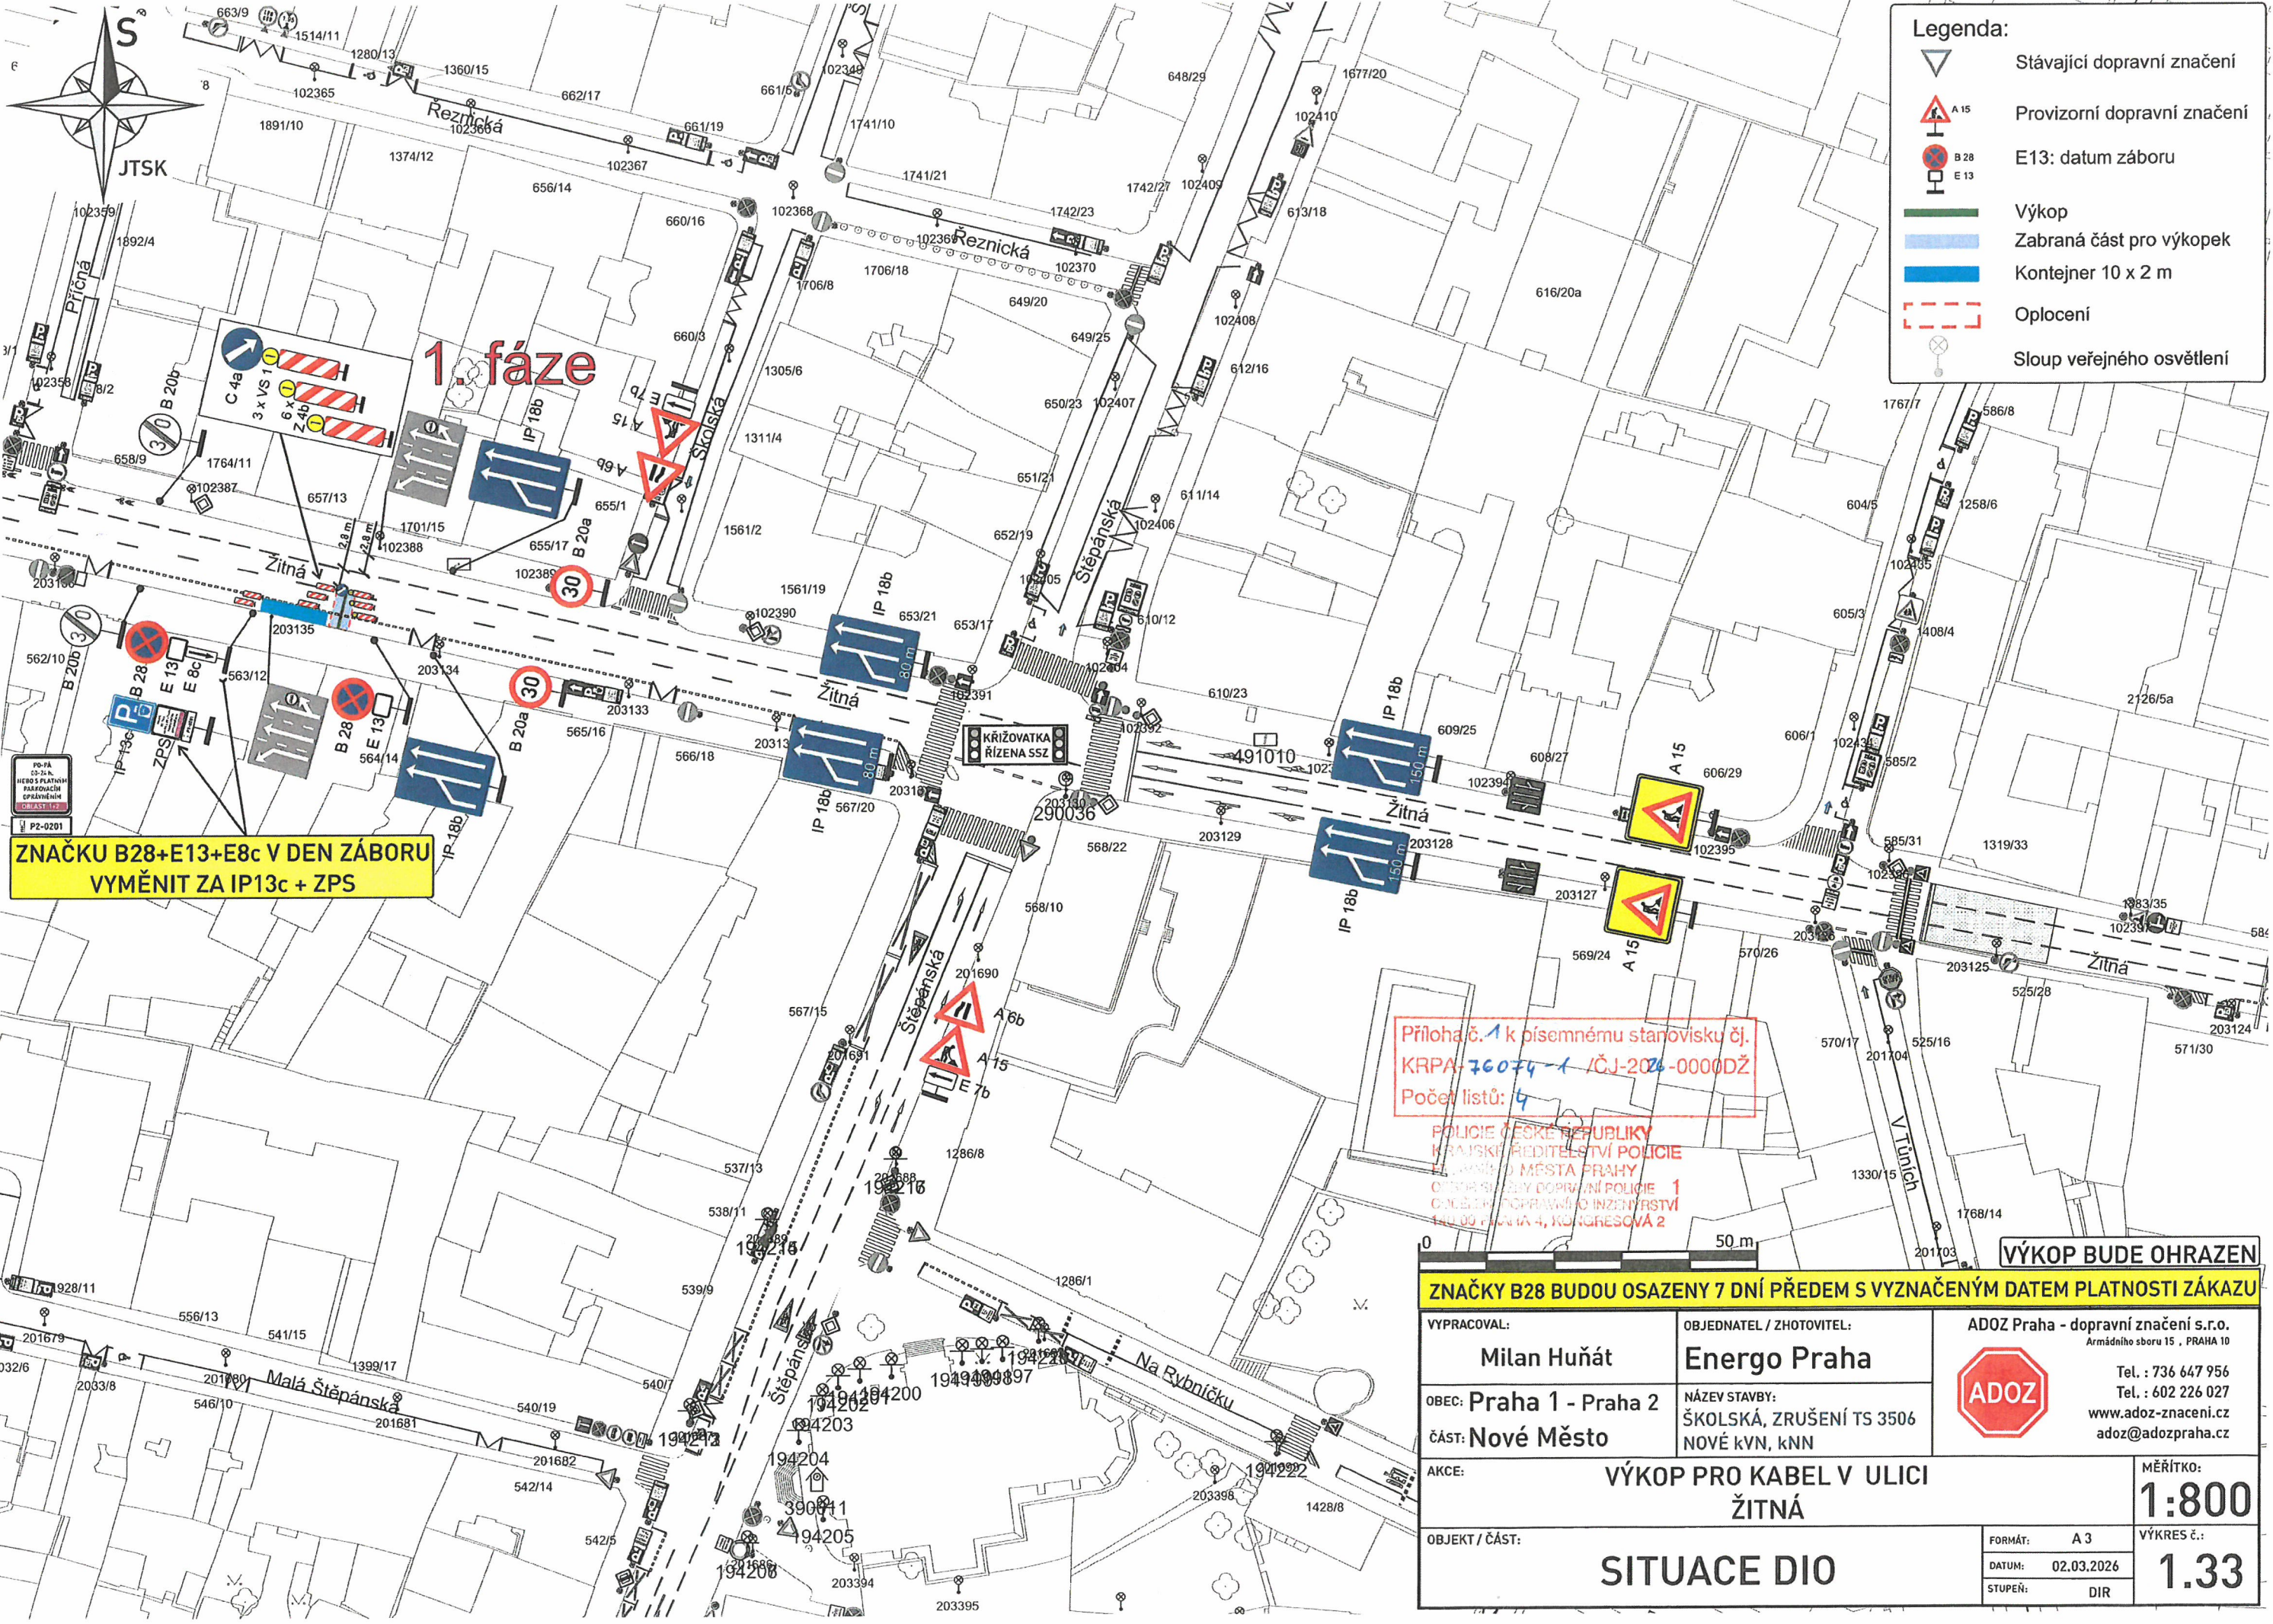



**ZNACKU B28+E13+E8c V DEN ZÁBORU
VYMĚNIT ZA IP13c + ZPS**

Příloha č. 1 k písemnému stanovisku č.
KRPA-76074-1 /ČJ-2026-0000DŽ
Počet listů: 4

POLICIE ČESKÉ REPUBLIKY
KRAJSKÝ ŘÍDITELSTVÍ POLICIE
MĚSTSKÝ ÚŘAD PRAHY
ODP. SLUŽBY DOPRAVNÍ POLICIE 1
ODCENÍ DOPRAVNÍHO INŽENÝRSTVÍ
140 09 PRAHA 4, KUNGRADOVA 2

VÝKOP BUDE OHRAZEN

ZNACHTY B28 BUDOU OSAZENY 7 DNÍ PŘEDEM S VYZNAČENÝM DATUM PLATNOSTI ZÁKAZU		
VYPRACOVAL: Milan Huňát	OBJEDNATEL / ZHOTOVITEL: Energo Praha	ADOZ Praha - dopravní značení s.r.o. Armádního sboru 15, PRAHA 10 Tel.: 736 647 956 Tel.: 602 226 027 www.adoz-znacení.cz adoz@adozpraha.cz
OBEC: Praha 1 - Praha 2 ČÁST: Nové Město	NÁZEV STAVBY: ŠKOLSKÁ, ZRUŠENÍ TS 3506 NOVÉ KVN, KNN	MĚŘITKO: 1:800 VÝKRES č.: 1.33
AKCE: VÝKOP PRO KABEL V ULICI ŽITNÁ	OBJEKT / ČÁST: SITUACE DIO	
		FORMÁT: A 3 DATUM: 02.03.2026 STUPEŇ: DIR

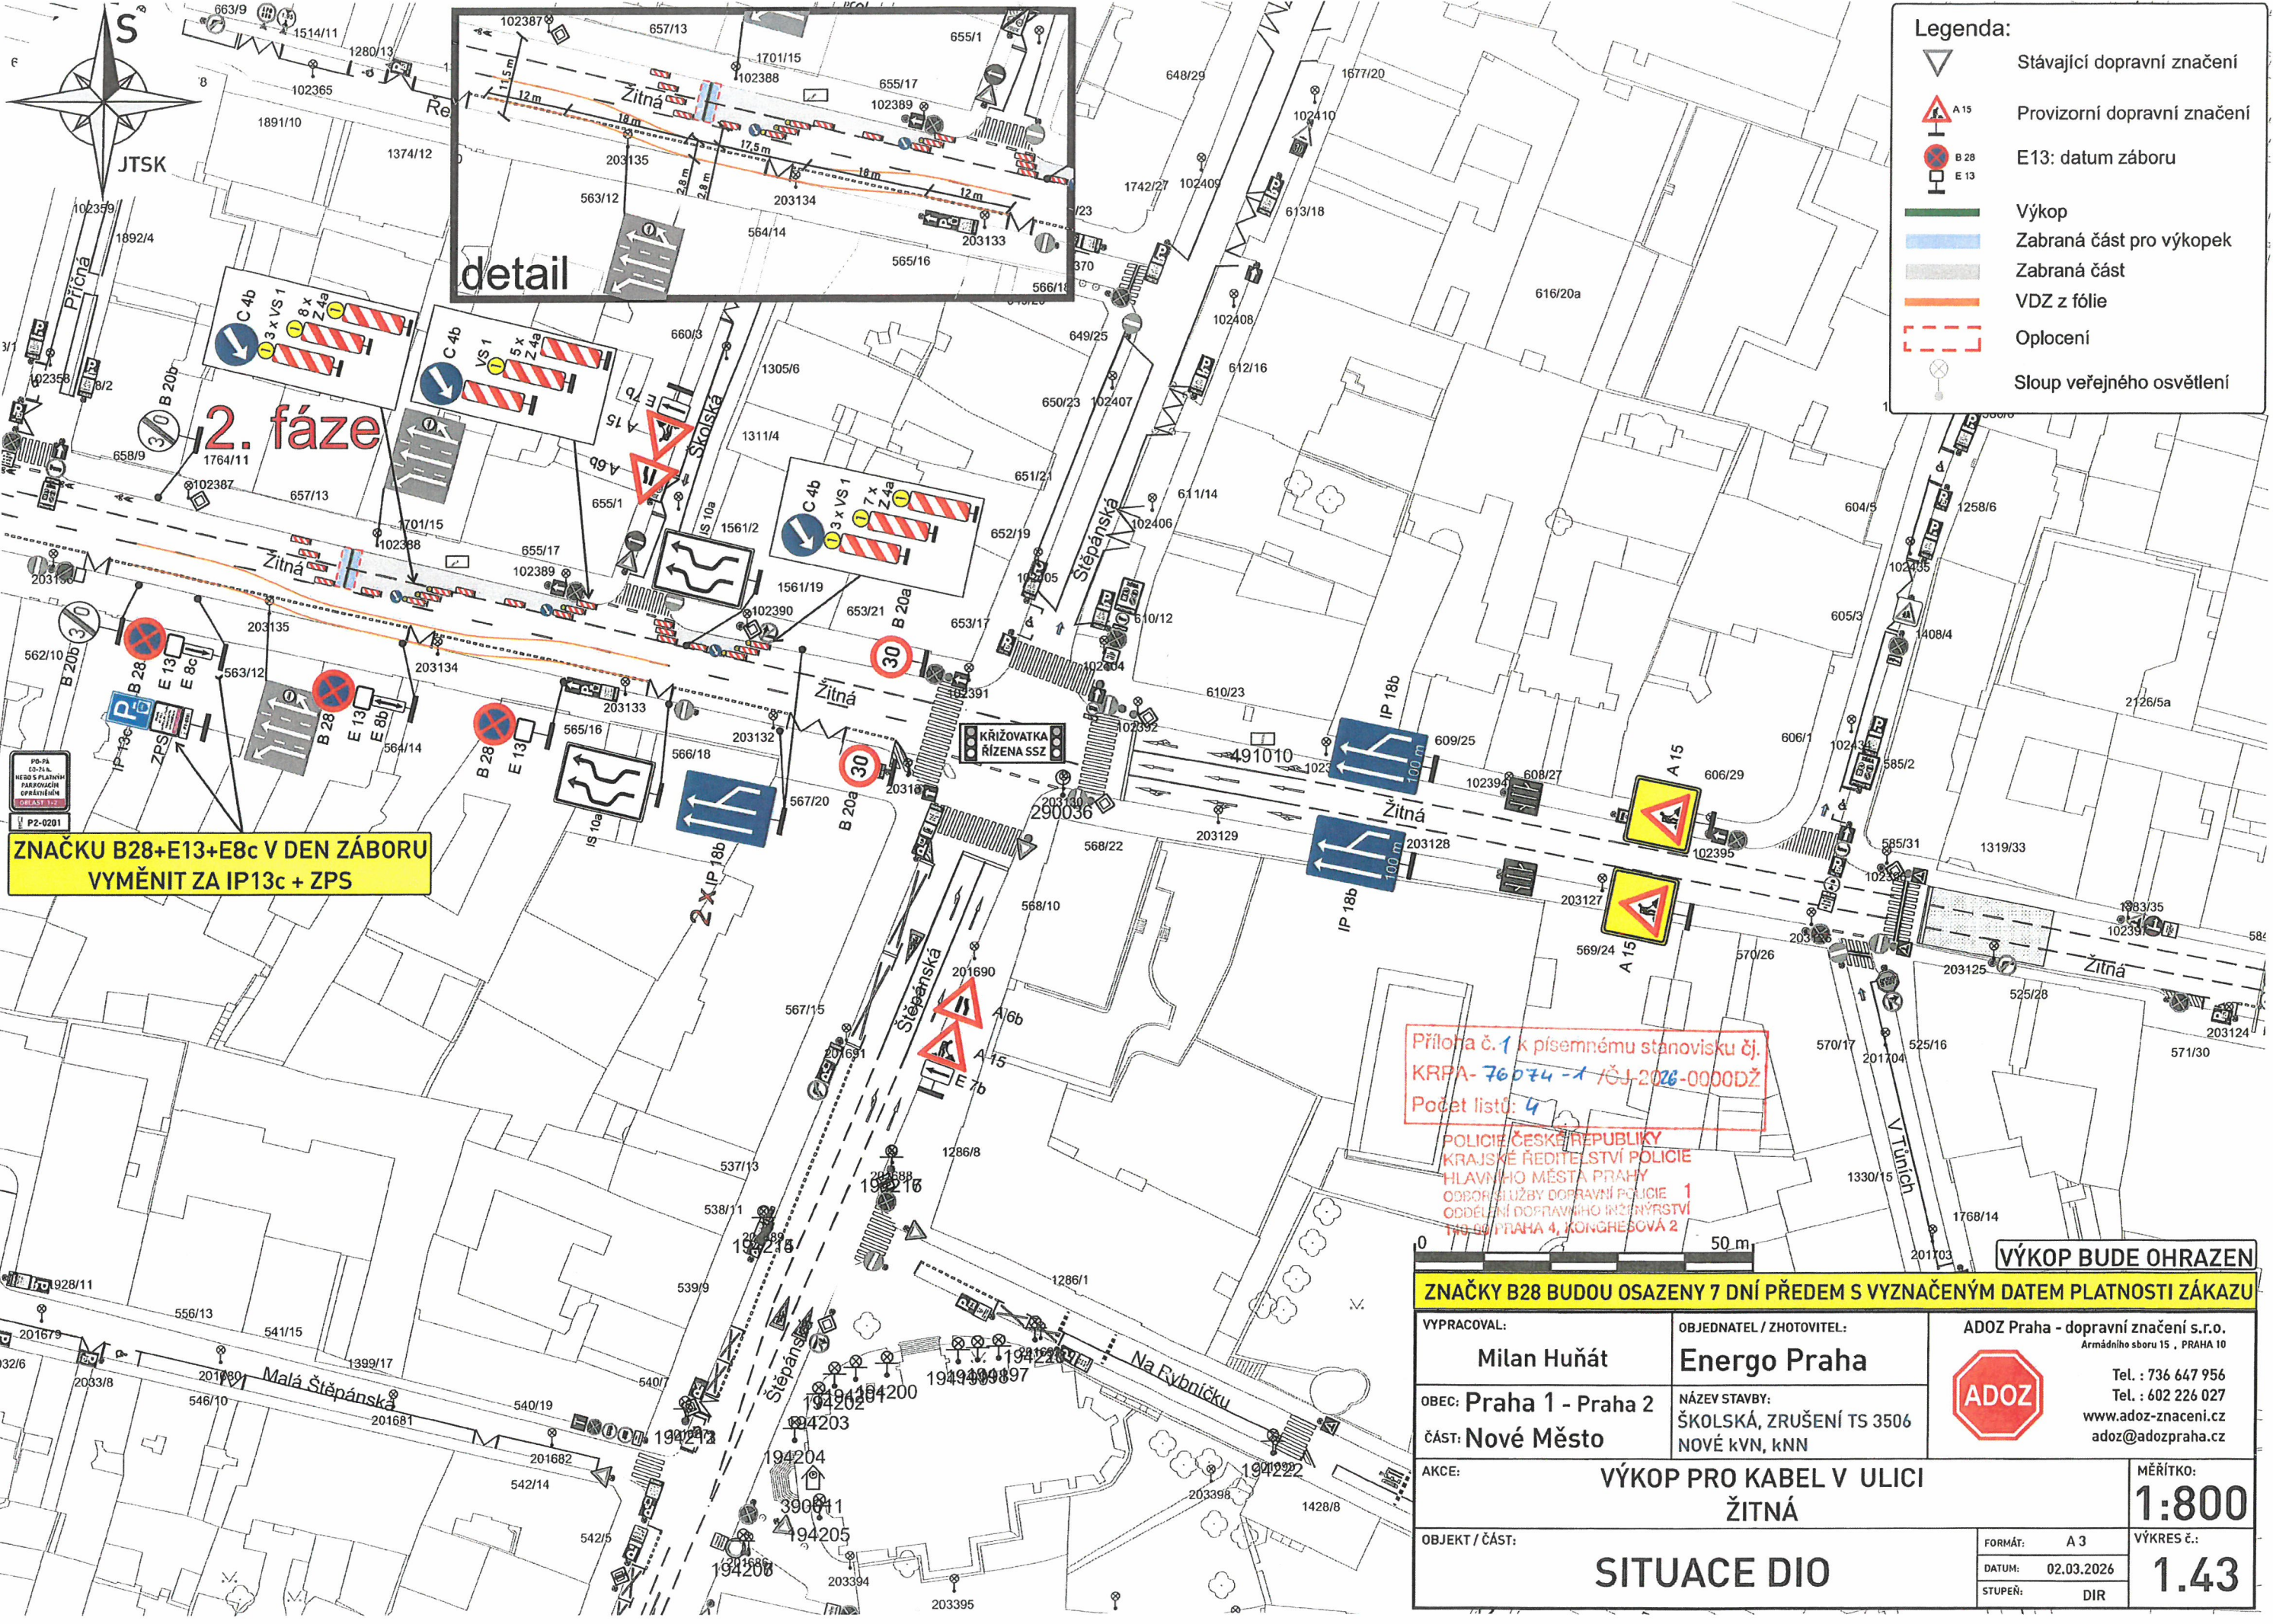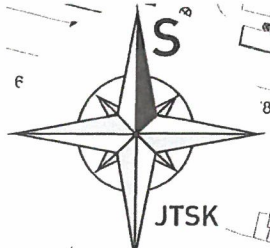

Legenda:

- Stávající dopravní značení
- Provizorní dopravní značení
- E13: datum záboru
- Výkop
- Zabraná část pro výkopek
- Zabraná část
- VDZ z fólie
- Oplocení
- Sloup veřejného osvětlení

**ZNAČKU B28+E13+E8c V DEN ZÁBORU
VYMĚNIT ZA IP13c + ZPS**

Příloha č. 1 k písemnému stanovisku čj.
KRPA- 76074 -1 /ČJ-2026-0000DŽ
Počet listů: 4

POLICE ČESKÉ REPUBLIKY
KRAJSKÉ ŘEDITELSTVÍ POLICIE
HLAVNÍHO MĚSTA PRAHY
ODBOR SLUŽBY DOPRAVNÍ POLICIE 1
ODDĚLENÍ DOPRAVNÍHO INŽENÝRSTVÍ
TŘ. 59 PRAHA 4, KONGRESOVÁ 2

0


50 m

201703

VÝKOP BUDE OHRAZEN

ZNAČKY B28 BUDOU OSAZENY 7 DNÍ PŘEDEM S VYZNAČENÝM DATEM PLATNOSTI ZÁKAZU

VYPRACOVAL: Milan Huňát	OBJEDNATEL / ZHOTOVITEL: Energo Praha	ADOZ Praha - dopravní značení s.r.o. Armádního sboru 15, PRAHA 10 Tel. : 736 647 956 Tel. : 602 226 027 www.adoz-znaceni.cz adoz@adozpraha.cz 
OBEČ: Praha 1 - Praha 2	NÁZEV STAVBY: ŠKOLSKÁ, ZRUŠENÍ TS 3506	
ČÁST: Nové Město	NOVÉ KVN, KNN	
AKCE:	VÝKOP PRO KABEL V ULICI ŽITNÁ	
OBJEKT / ČÁST:	SITUACE DIO	
	FORMÁT: A 3	MĚŘÍTKO: 1:800
	DATUM: 02.03.2026	VÝKRES č.: 1.43
	STUPEŇ: DIR	

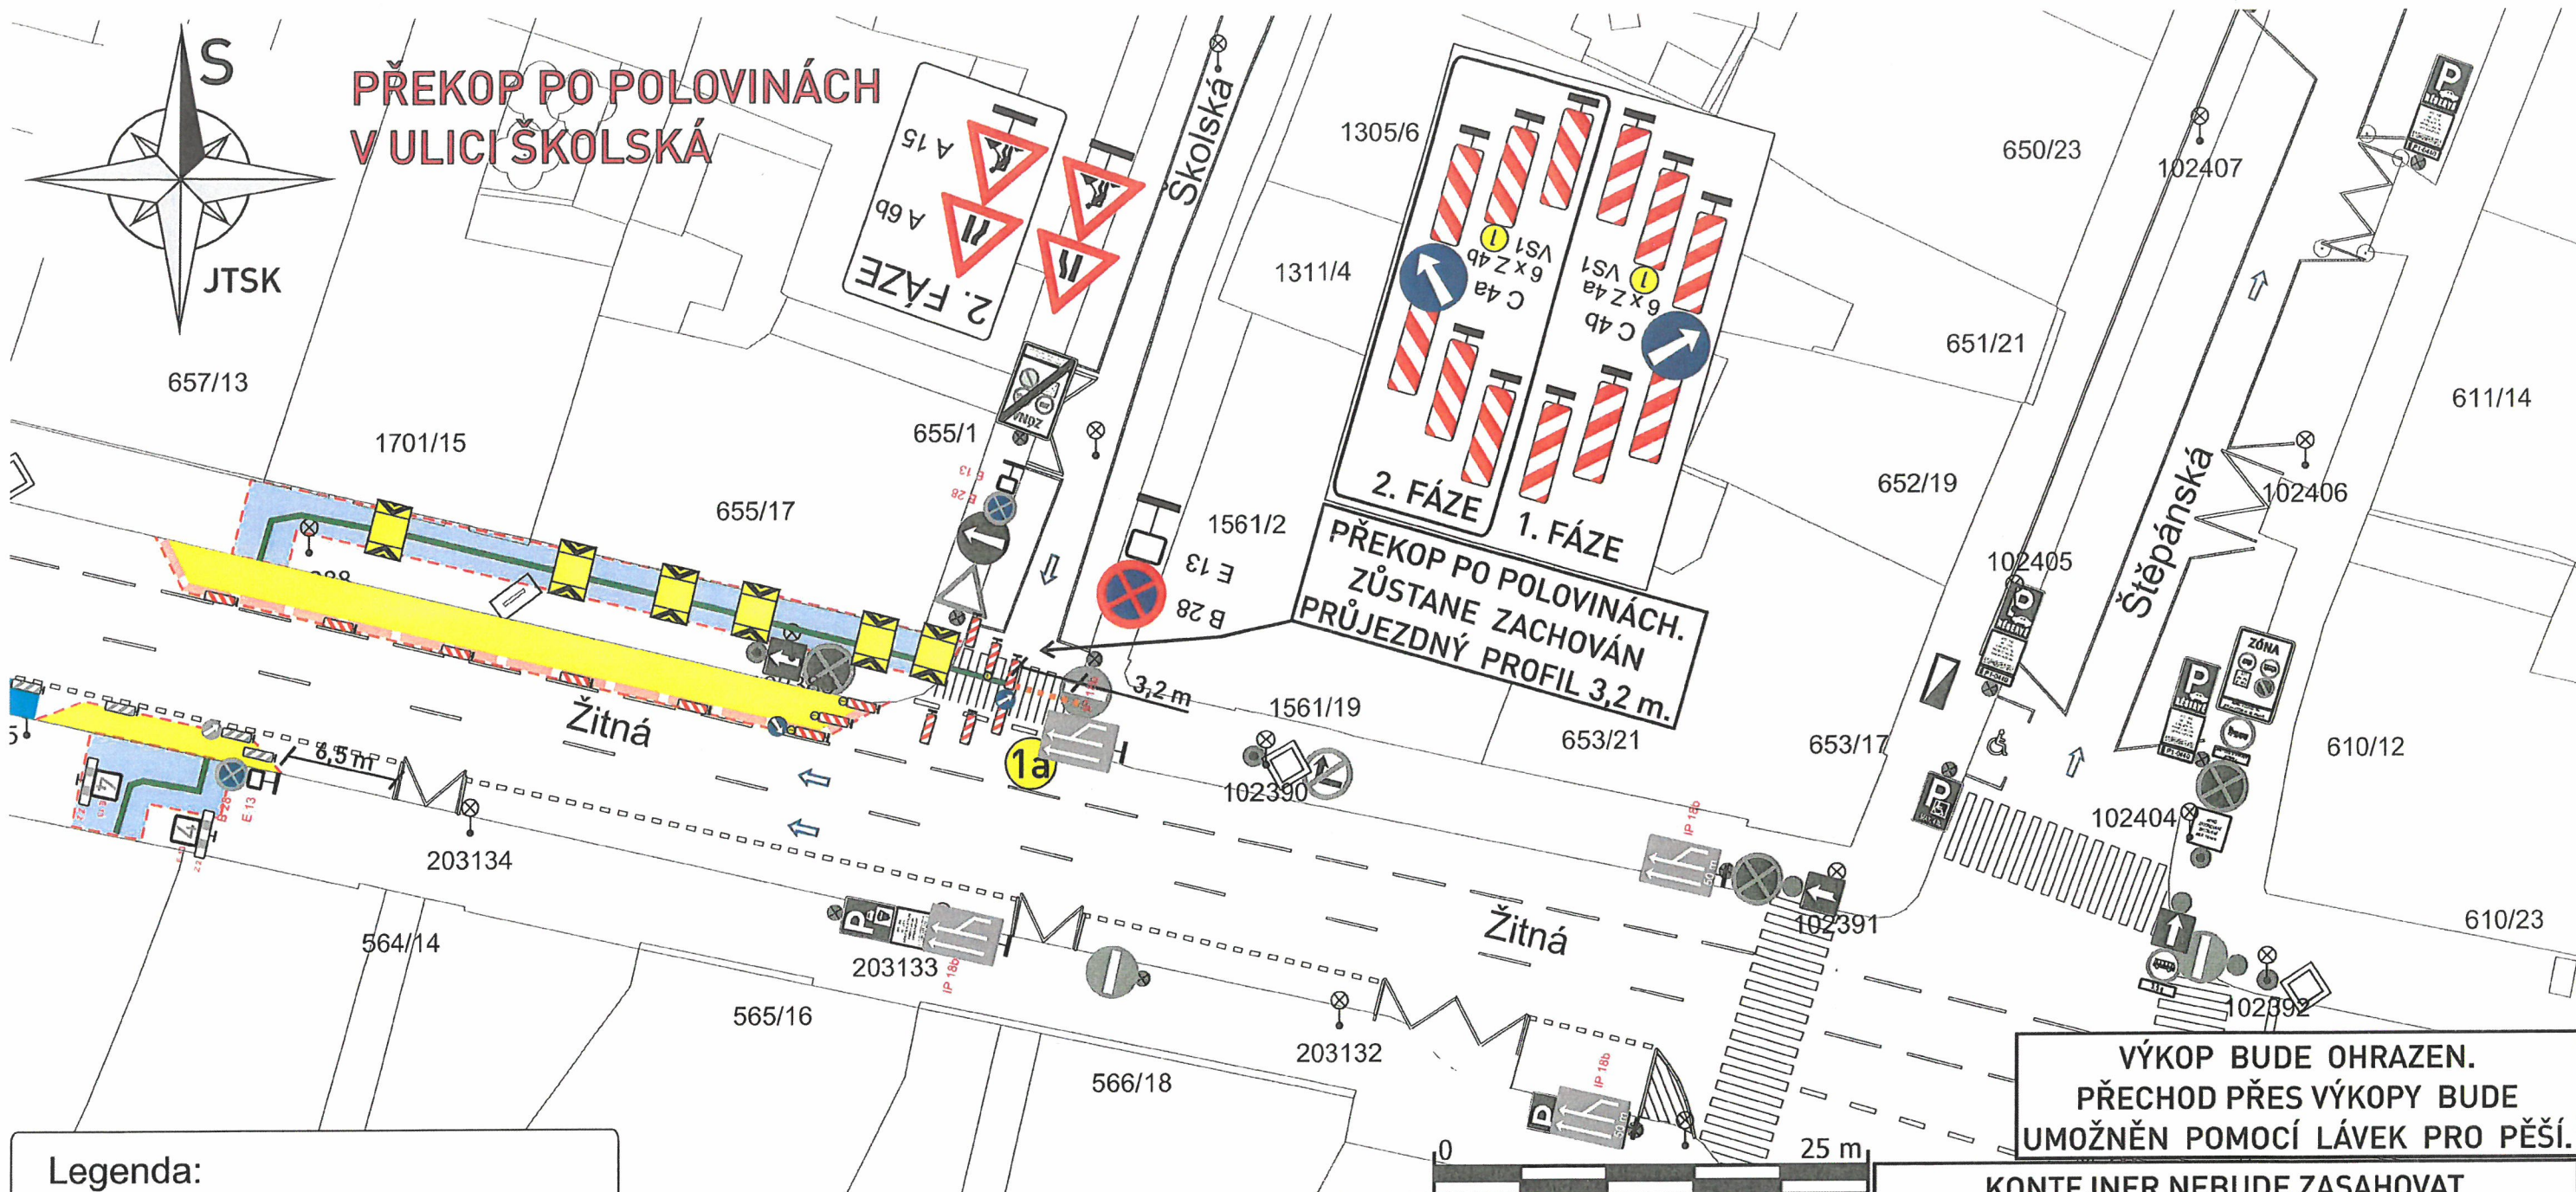

Legenda:

-  Stávající dopravní značení
-  Provizorní dopravní značení V RÁMCI VÝKRESU 1.15
-  Výkop
-  Zabraná část
-  Překop po polovinách
-  Kontejner
-  Koridor pro pěší ze zábran Z2
-  Plastové svodidlo
-  Oplocení
-  Přechodová lávka pro pěší
-  Sloup veřejného osvětlení



Příloha č. 1 k písemnému stanovisku čj.
KRPA-76 074-1 /ČJ-2026-0000DŽ
Počet listů: 4

POLICIE ČESKÉ REPUBLIKY
KRAJSKÉ ŘEDITELSTVÍ POLICIE
HLAVNÍHO MĚSTA PRAHY
ODBOR SLUŽBY DOPRAVNÍ POLICIE 1
ODSĚLENÍ DOPRAVNÍHO INŽENÝRSTVÍ
140 00 PRAHA 4, KONGRESOVÁ 2

VÝKOP U VJEZDŮ PO DOMLUVĚ
S MAJITELI DOTČENÝCH OBJEKTŮ

ZNAČKY B28 BUDOU OSAZENY 7 DNÍ PŘEDEM S VYZNAČENÝM DATUM PLATNOSTI ZÁKAZU

VYPRACOVAL:	OBJEDNATEL / ZHOTOVITEL:	ADOZ Praha - dopravní značení s.r.o. Armádního sboru 15, PRAHA 10 Tel.: 736 647 956 Tel.: 602 226 027 www.adoz-znacení.cz adoz@adozpraha.cz	
Milan Huňát	Energo Praha		
OBEC: Praha 1 - Praha 2	NÁZEV STAVBY:		
ČÁST: Nové Město	ŠKOLSKÁ, ZRUŠENÍ TS 3506 NOVÉ KVN, KNN	MĚŘÍTKO: 1:500	
AKCE:	VÝKOP PRO KABEL V ULICI ŽITNÁ a ŠKOLSKÁ	VÝKRES č.: 1.23	
OBJEKT / ČÁST:	SITUACE DIO	FORMÁT: A 4	VÝKRES č.: 1.23
		DATUM: 02.03.2026	
		STUPEŇ: DIR	

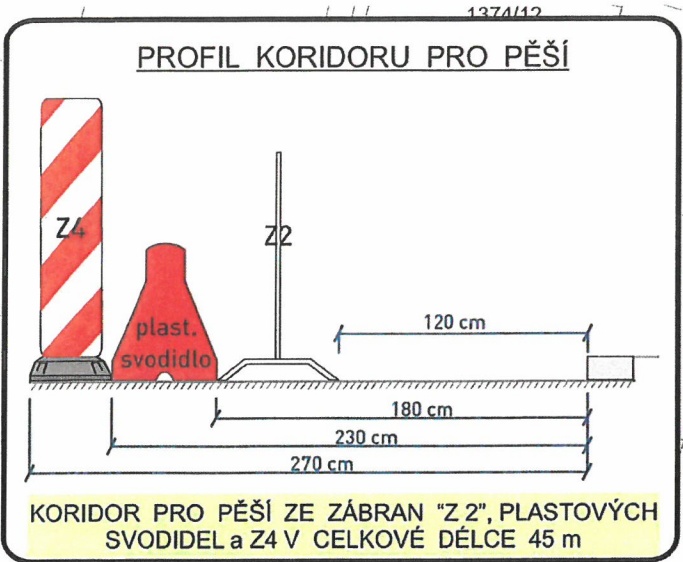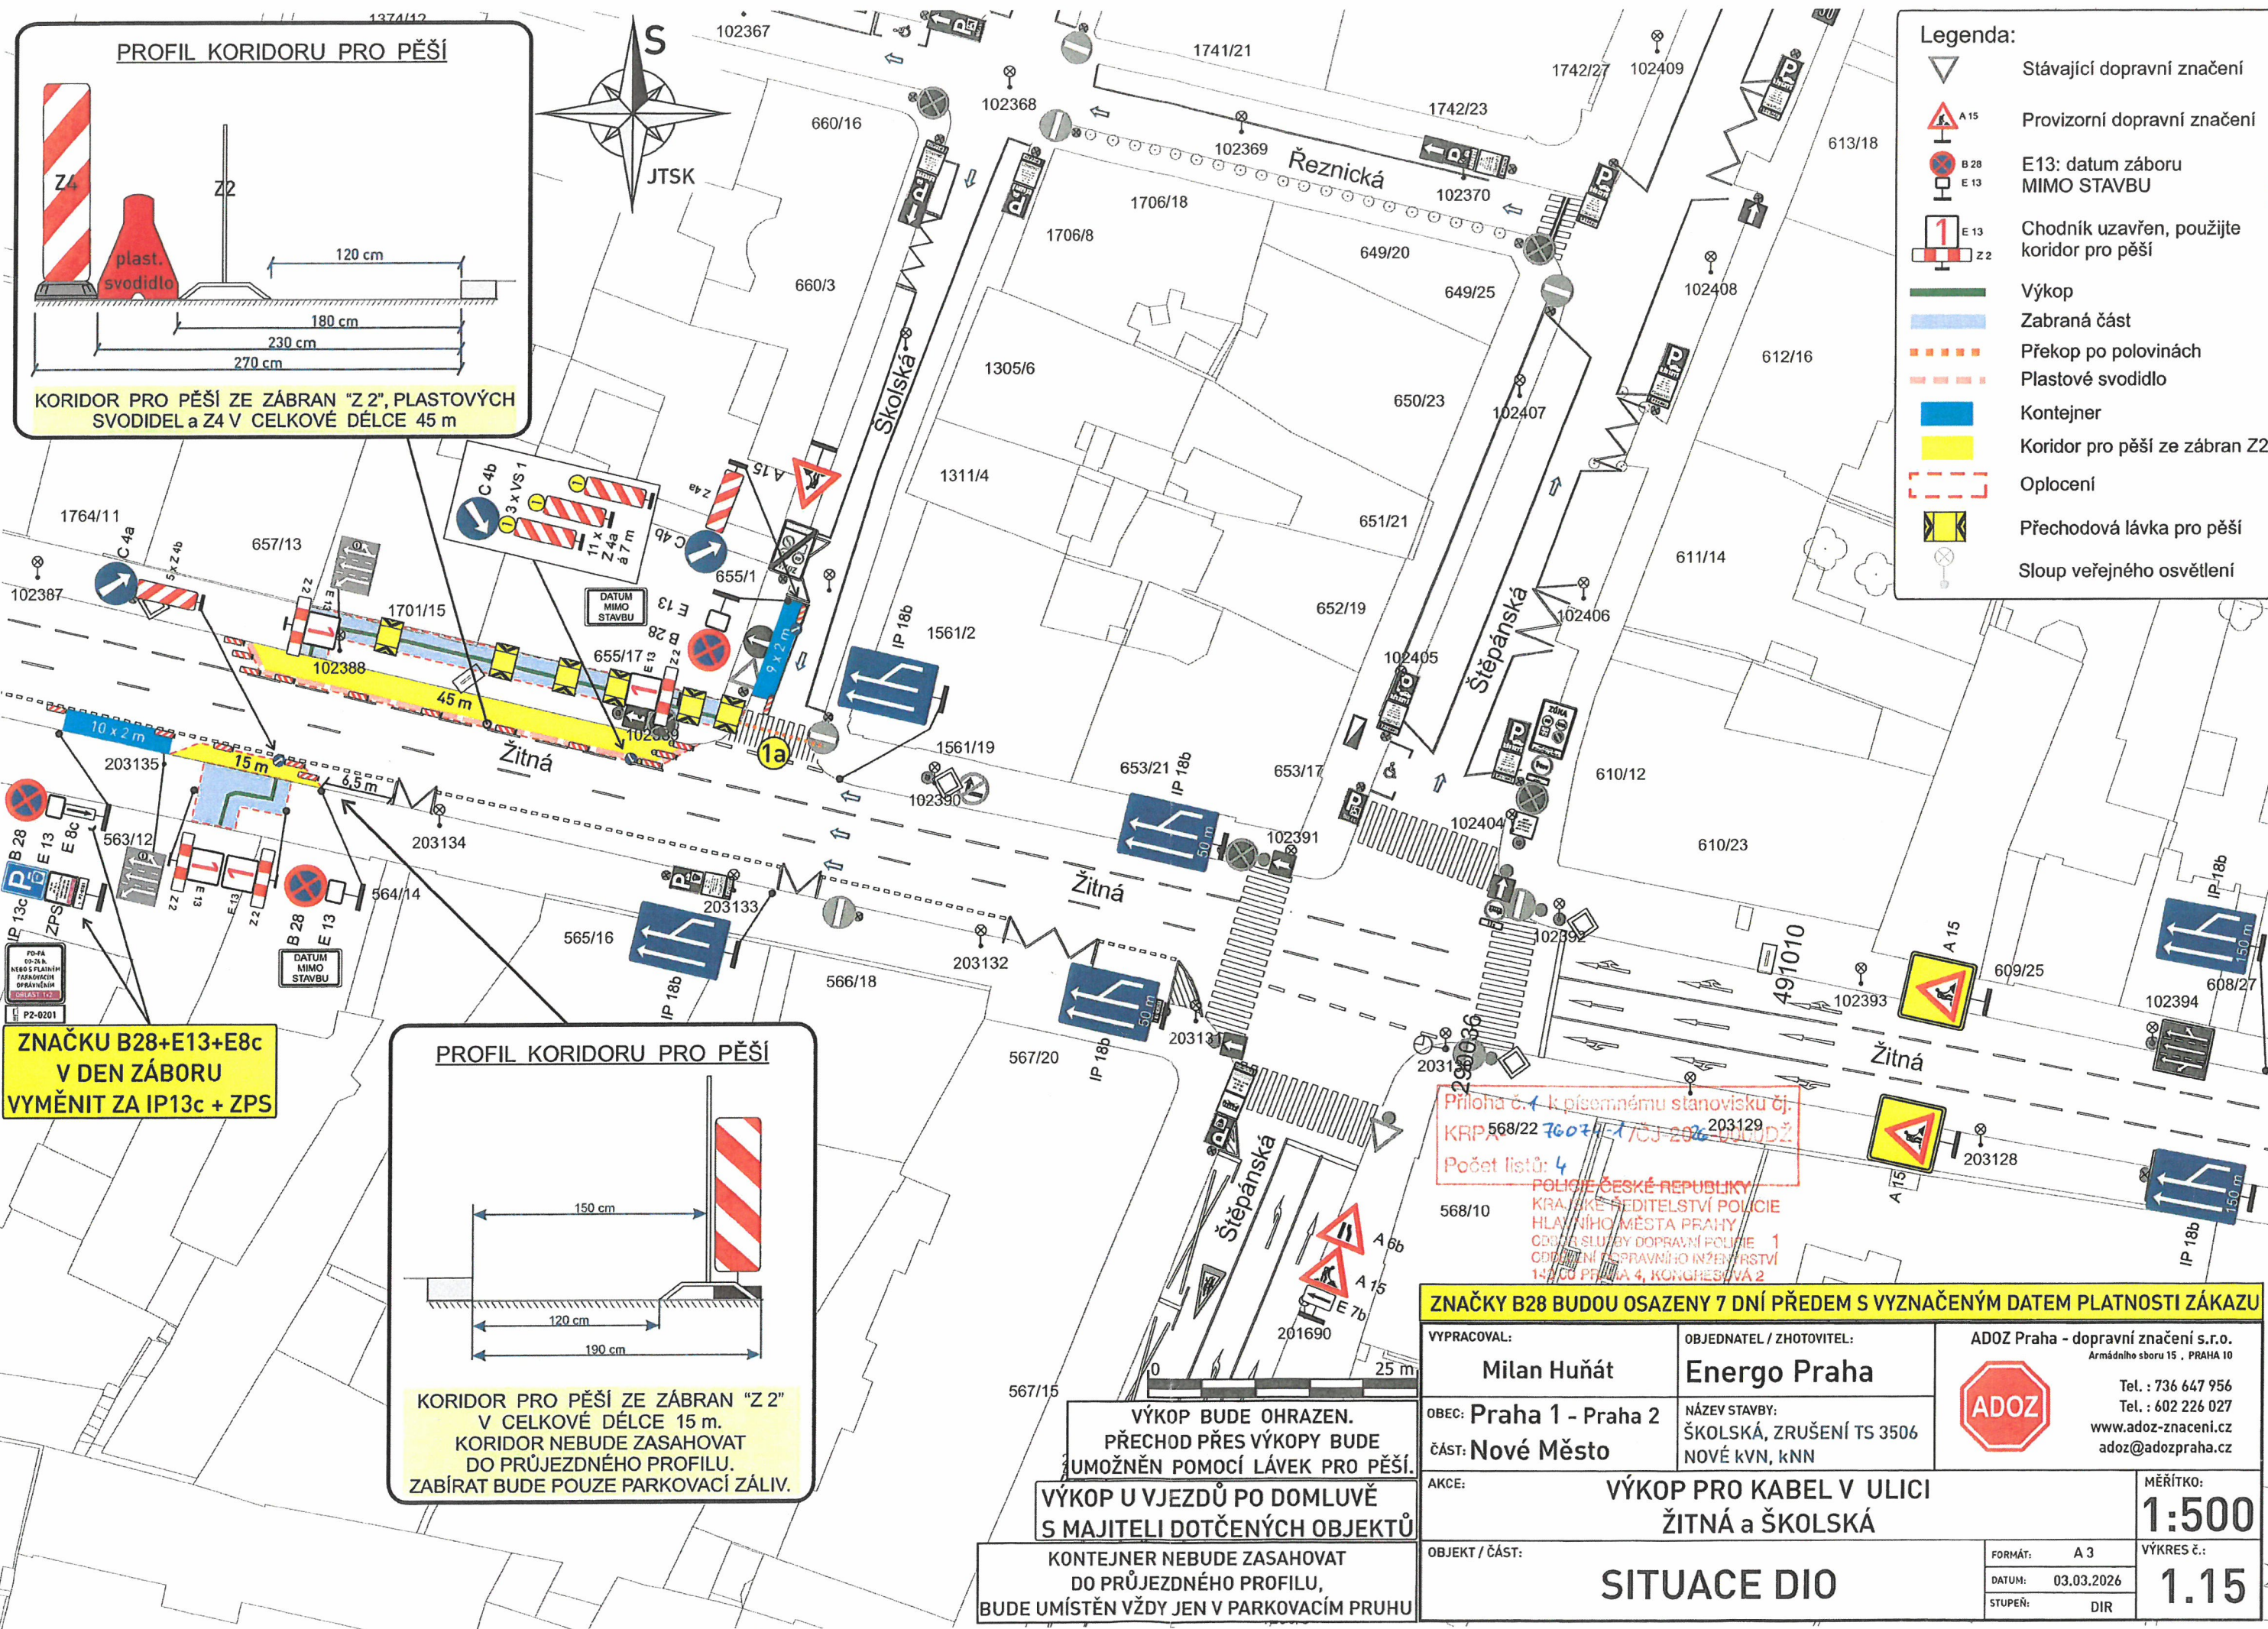

ZNAČKU B28+E13+E8c V DEN ZÁBORU VYMĚNIT ZA IP13c + ZPS

- Legenda:**
- ▽ Stávající dopravní značení
 - △ A 15 Provizorní dopravní značení
 - ⊗ B 28 E 13 E 13 Datum záboru MIMO STAVBU
 - 1 E 13 Chodník uzavřen, použijte koridor pro pěší
 - Výkop
 - Zabraná část
 - Překop po polovinách
 - Plastové svodidlo
 - Kontejner
 - Koridor pro pěší ze zábran Z2
 - Oplocení
 - Přechodová lávka pro pěší
 - Sloup veřejného osvětlení

Priloha č. 1 k písemnému stanovisku č. KRPA 568/22 7607/1-1/03-206-00002
Počet listů: 4
POLICE ČESKÉ REPUBLIKY
KRAJSKÉ ŘEDITELSTVÍ POLICIE
HLAVNÍHO MĚSTA PRAHY
ODDĚLENÍ SLUŽBY DOPRAVNÍ POLICIE 1
ODDĚLENÍ SPRÁVNÍHO INŽENÝRSTVÍ
14200 PRAHA 4, KONGRESOVÁ 2

ZNAČKY B28 BUDOU OSAZENY 7 DNÍ PŘEDEM S VYZNAČENÝM DATUM PLATNOSTI ZÁKAZU

VÝKOP BUDE OHRAZEN. PŘECHOD PŘES VÝKOPY BUDE UMOŽNĚN POMOCÍ LÁVEK PRO PĚŠÍ.

VÝKOP U VJEZDŮ PO DOMLUVĚ S MAJITELI DOTČENÝCH OBJEKTŮ

KONTEJNER NEBUDE ZASAHOVAT DO PRŮJEZDNÉHO PROFILU, BUDE UMÍSTĚN VŽDY JEN V PARKOVACÍM PRUHU

VYPRACOVAL: Milan Huňát		OBJEDNATEL / ZHOTOVITEL: Energo Praha		ADOZ Praha - dopravní značení s.r.o. Armádního sboru 15 , PRAHA 10 Tel. : 736 647 956 Tel. : 602 226 027 www.adoz-znaceni.cz adoz@adozpraha.cz	
OBEC: Praha 1 - Praha 2 ČÁST: Nové Město		NÁZEV STAVBY: ŠKOLSKÁ, ZRUŠENÍ TS 3506 NOVÉ KVN, KNN			
AKCE: VÝKOP PRO KABEL V ULICI ŽITNÁ a ŠKOLSKÁ				MĚŘÍTKO: 1:500	
OBJEKT / ČÁST: SITUACE DIO				FORMÁT: A 3	
				DATUM: 03.03.2026	
				STUPEŇ: DIR	
				VÝKRES č.: 1.15	