


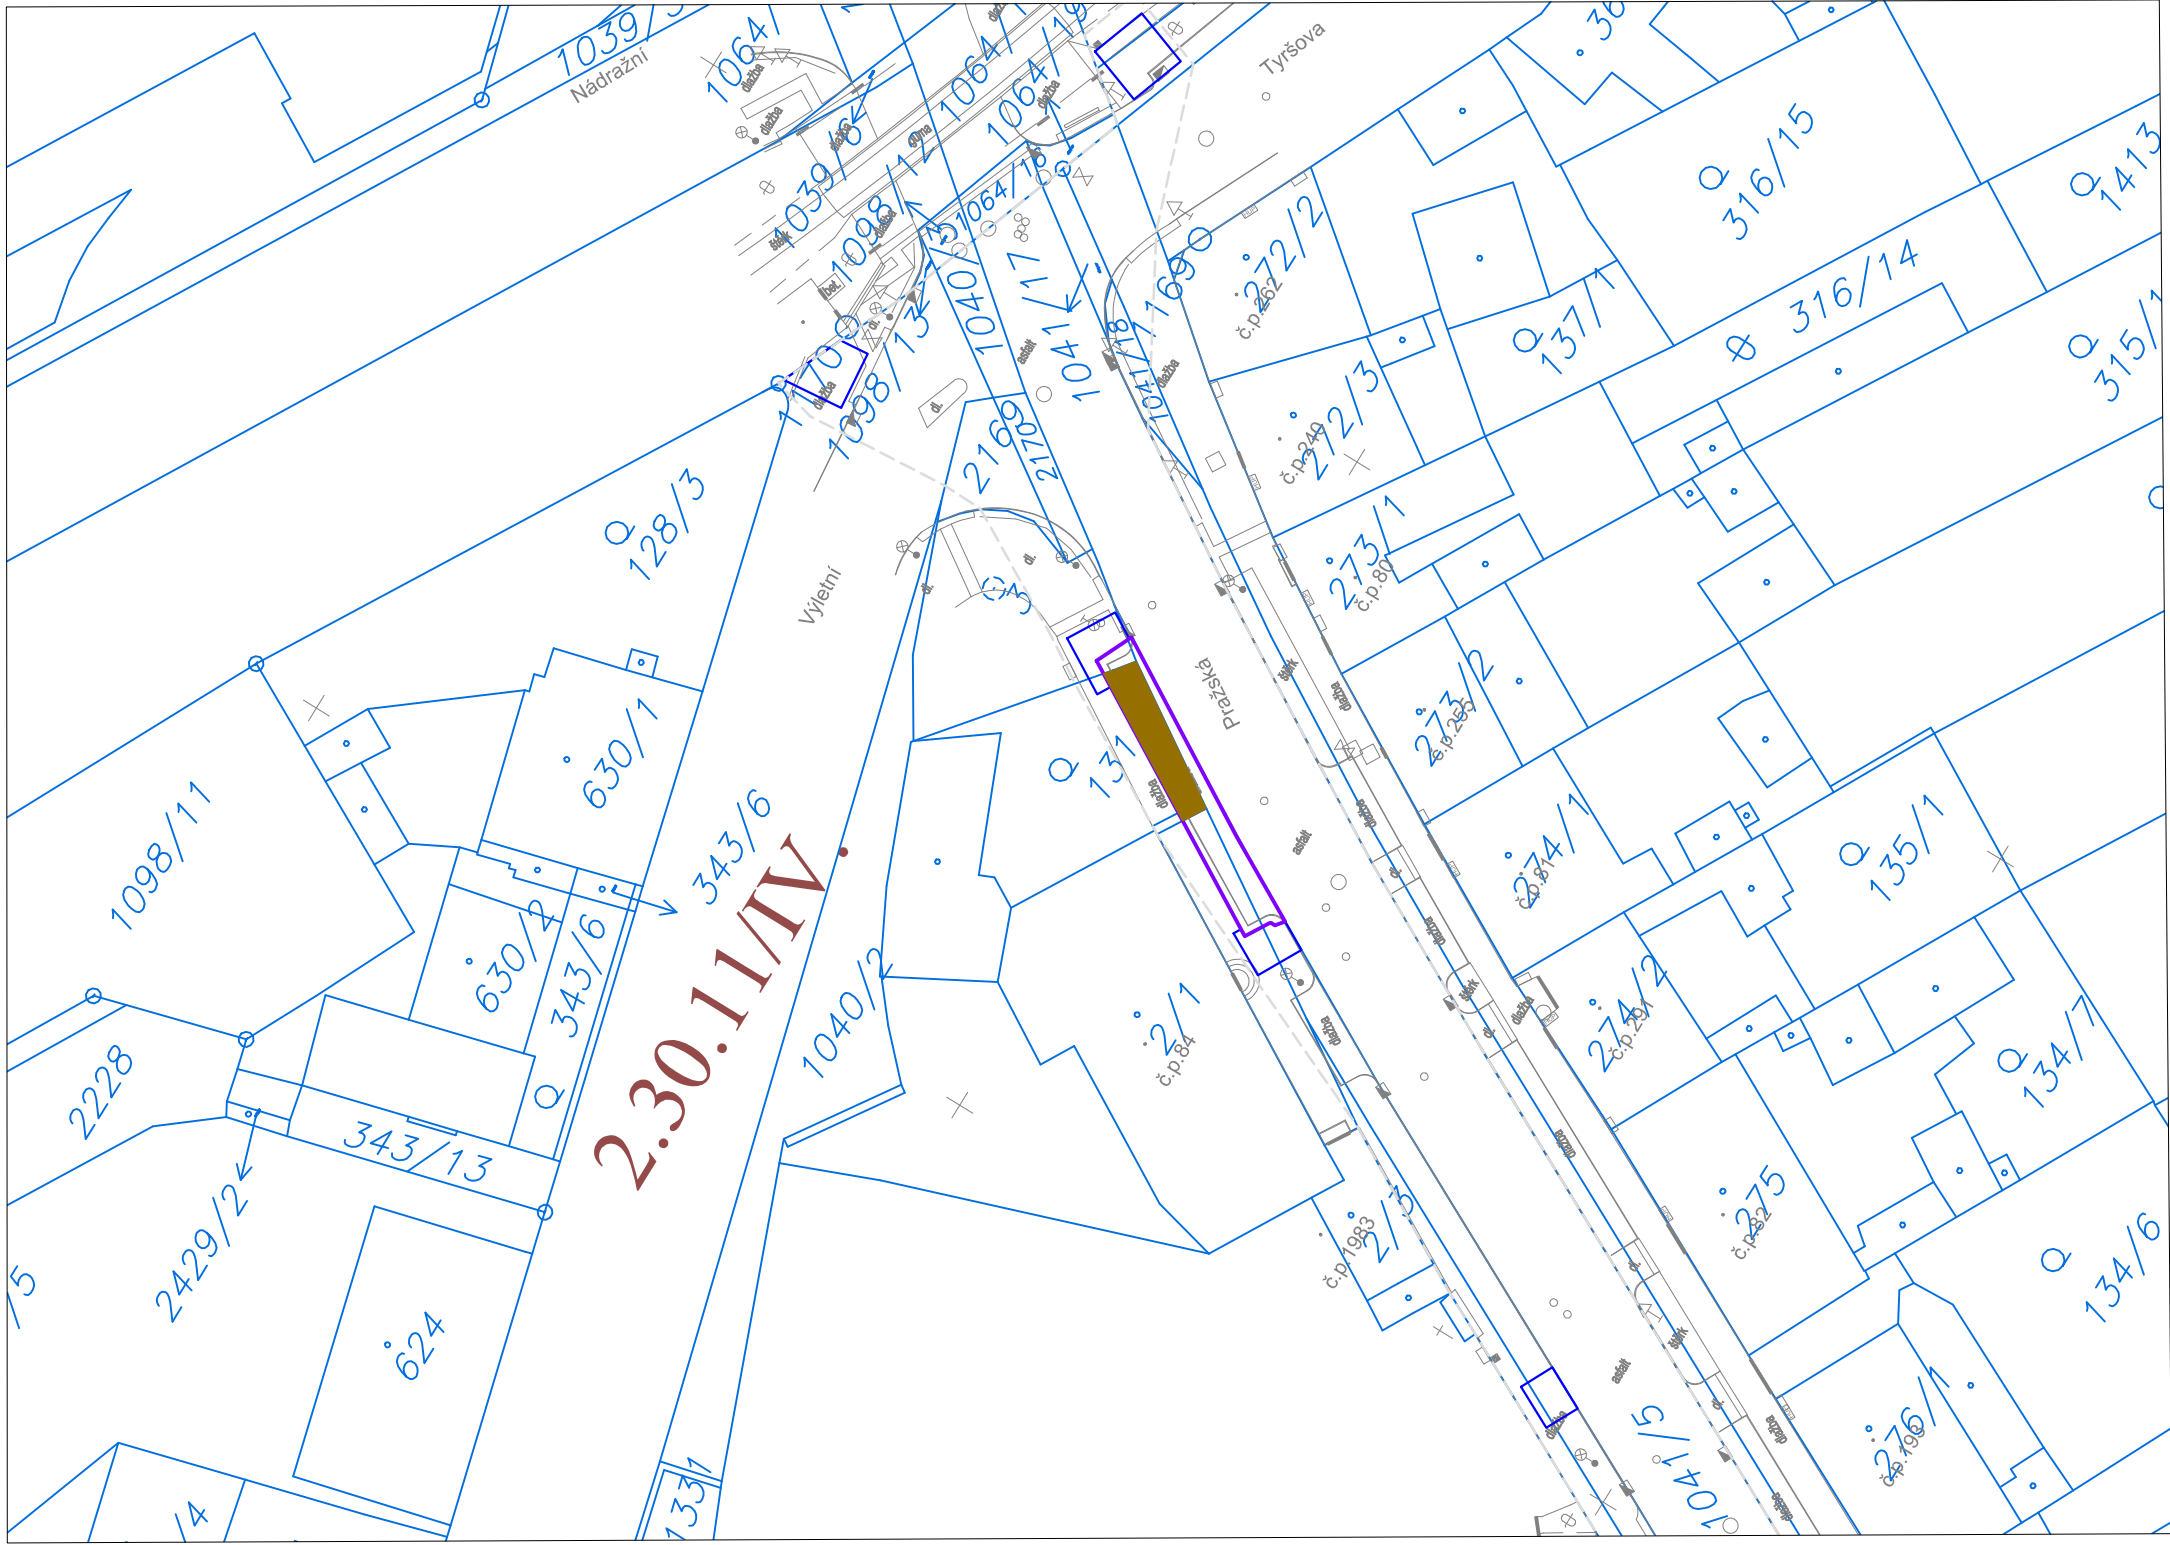

LEGENDA	
	trvalé odnětí zem.půdy
	sondy-pedologický průzkum
	BPEJ/třída ochrany
	2.01.00/1.



Souřadnicový systém S-JTSK, Výškový systém Bpv

Změna:	Název změny:	Datum:	Provedl:	Podpis:

Investor:	Objednatel:	Inženýrská činnost:
Středočeský kraj a Krajská správa a údržba silnic Středočeského kraje, p.o. Zborovská 81/11, 150 21 Praha 5 - Smíchov Dopravní podnik hl.m. Prahy a.s. Sokolovská 42/217, 190 00 Praha 9	Středočeský kraj a Krajská správa a údržba silnic Středočeského kraje, p.o. Zborovská 81/11, 150 21 Praha 5 - Smíchov Dopravní podnik hl.m. Prahy a.s. Sokolovská 42/217, 190 00 Praha 9	METROPROJEKT Praha a.s. Argentinská 1621/36, 170 00 Praha 7

METROPROJEKT Praha a.s. Argentinská 1621/36 170 00 Praha 7 Gen. ředitel: Ing. Vladimír Seidl tel.: +420 296 154 105 www.metroprojekt.cz info@metroprojekt.cz		Souprava číslo:
--	--	-----------------

Podzhotovitel:	Číslo akce:	Číslo zakázky:
PRAGOPROJEKT, a.s. K Ryšance 1668/16, 147 54 Praha 4 IČO: 45272387, datová schránka: 4kif54 www.pragoprojekt.cz	21-162	23-164-1
	Technická kontrola: Ing. Dana VOJTÍŠKOVÁ <i>Božičková</i>	

HP:	Název a účel díla:
Ing. Kateřina Švehlová vedoucí projektčního týmu: David Benda 296.154.333 Stupeň: koncept DUSP	Elektrifikace úseku Praha - Dřevčice - Brandýs nad Labem - Stará Boleslav - PD



Zpracovatelský útvar:	Název části díla:
S60 - dopravních staveb tel.: 296 154 247 Vedoucí útvaru: Ing. Petr Zobal	SITUACE KÚ BRANDÝS N.L. C

Odpovědný projektant:	Podpis:	Název přílohy:
Ing. Magdaléna KOPECKÁ <i>Kopecká</i>		Podklady pro odnětí pozemků ze ZPF
Revize: 00		Číslo příl.: 4
Vypracoval:	Podpis:	
Ing. Magdaléna KOPECKÁ <i>Kopecká</i>		
Skart. znak: V20/2044	Datum: 02/2024	
Počet formátů: 2x A4	Měřítko: 1:500	
	ICD: 08401 01 00 D 02 03 01 09 00	

LEGENDA

- sondy-pedologický průzkum
- BPEJ/třída ochrany
- Trvalý zábor bez výkupu (256,3 m²)
- Trvalý zábor (254,9 m²)
- Plocha sejmutí ornice (541,5 m²)
- Plocha zpětného ohumusování (186,9 m²)

2.01.00/I.

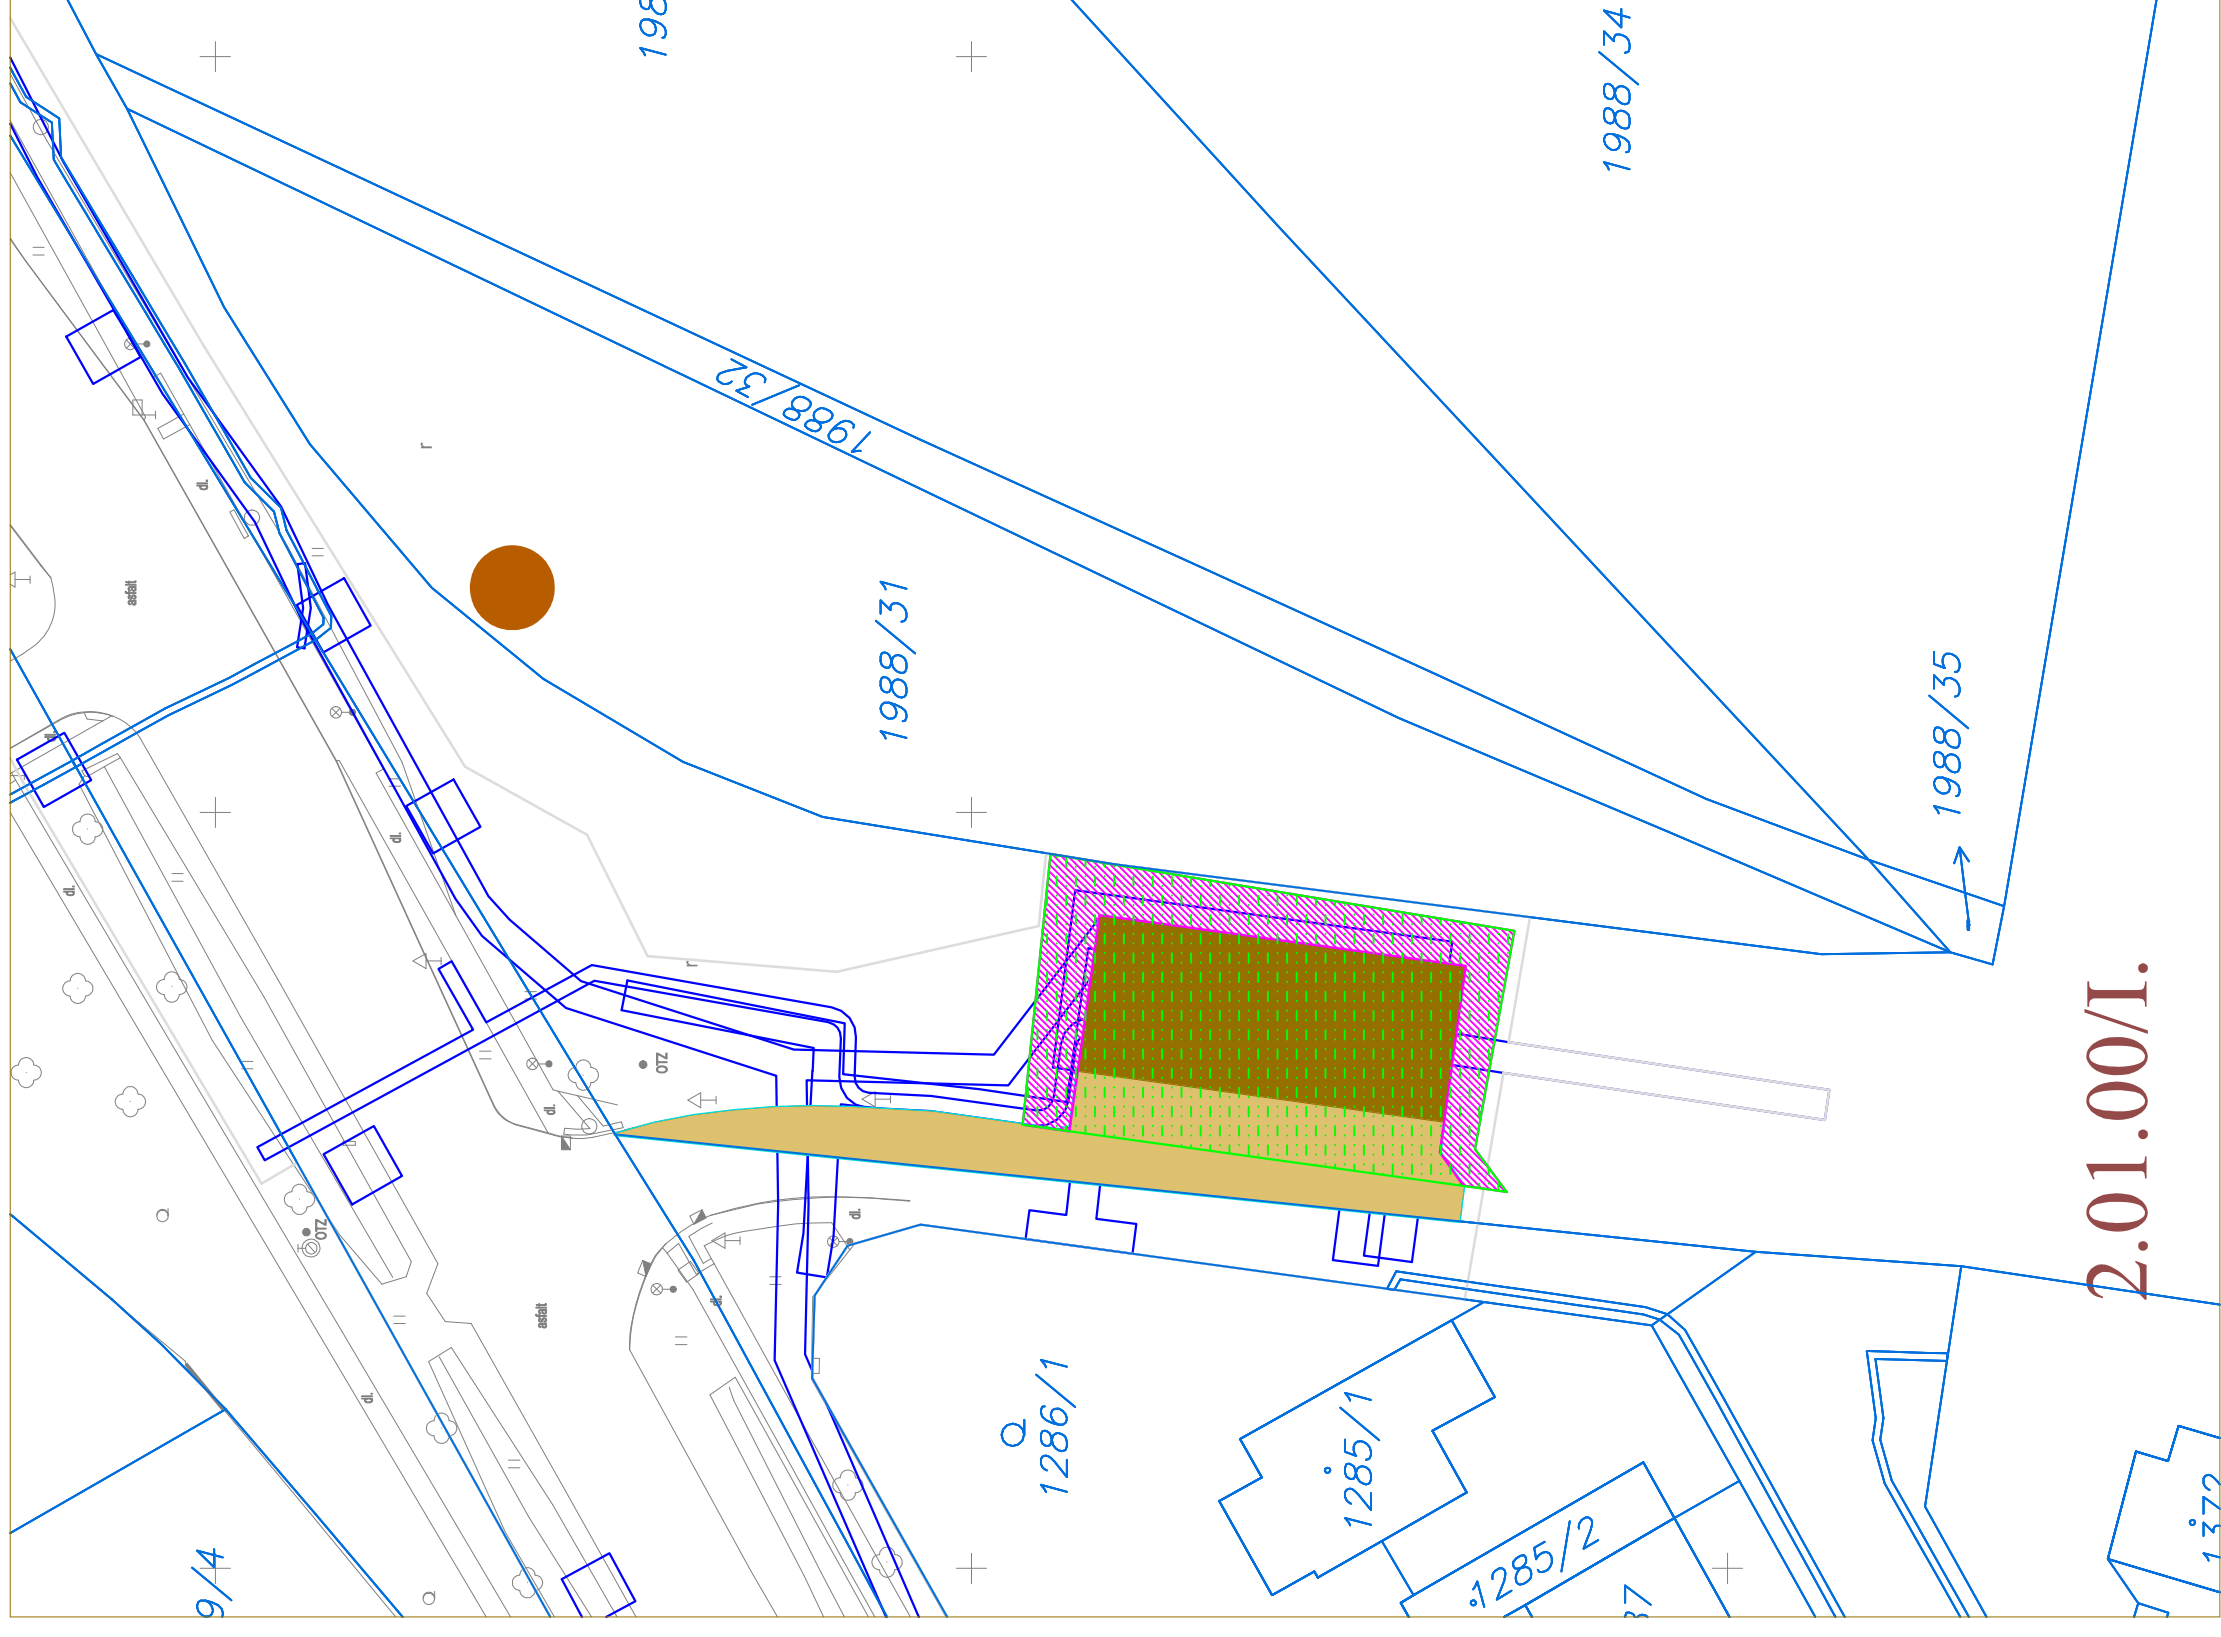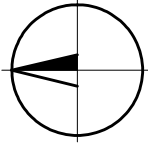

2.01.00/I.

Souřadnicový systém S-JTSK, Výškový systém Bpv

Změna:	Název změny:	Datum:	Provedl:	Podpis:

Investor:	Objednatel:	Inženýrská činnost:
Středočeský kraj a Krajská správa a údržba silnic Středočeského kraje, p.o. Zborovská 81/11, 150 21 Praha 5 - Smíchov Dopravní podnik hl.m. Prahy a.s. Sokolovská 42/217, 190 00 Praha 9	Středočeský kraj a Krajská správa a údržba silnic Středočeského kraje, p.o. Zborovská 81/11, 150 21 Praha 5 - Smíchov Dopravní podnik hl.m. Prahy a.s. Sokolovská 42/217, 190 00 Praha 9	METROPROJEKT Praha a.s. Argentinská 162/136, 170 00 Praha 7


METROPROJEKT Praha a.s. Argentinská 162/136 170 00 Praha 7 Gen. ředitel: Ing. Vladimír Seidl tel.: +420 296 154 105 www.metroprojekt.cz info@metroprojekt.cz		Souprava číslo:
--	--	-----------------

Podzhotovitel:	Číslo akce:	Číslo zakázky:
PRAGOPROJEKT, a.s. K Ryšánce 1668/16, 147 54 Praha 4 IČO: 45272387, datová schránka: 4kifr54 www.pragoprojekt.cz	21-162	23-164-1
HIP:	Technická kontrola: Ing. Dana VOJTIŠKOVÁ Podpis: <i>Božena</i>	
Ing. Kateřina Švehlová vedoucí projektčního týmu: David Benda 296.154.333		
Stupeň: koncept DUSP		

Název a účel díla:
Elektrifikace úseku Praha - Dřevčice - Brandýs nad Labem - Stará Boleslav - PD


Zpracovatelský útvar:	Název části díla:
S60 - dopravních staveb tel.: 296 154 247	C
Vedoucí útvaru:	Podpis:
Ing. Petr Zabal	<i>Petr Zabal</i>

Odpovědný projektant:	Podpis:	Revize:
Ing. Magdaléna KOPECKÁ <i>Magda</i>	<i>Magda</i>	00
Vypracoval:	Podpis:	Číslo příl.:
Ing. Magdaléna KOPECKÁ <i>Magda</i>	<i>Magda</i>	3
Start. znak:	Datum:	IČD:
V20/2044	02/2024	08401
Počet formátů:	Měřítko:	01 00 D 02 03 01 09 00
2 x A4	1:500	

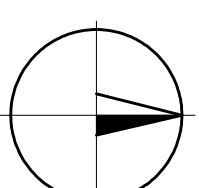

2.01.00/I.

MR U vodojemu

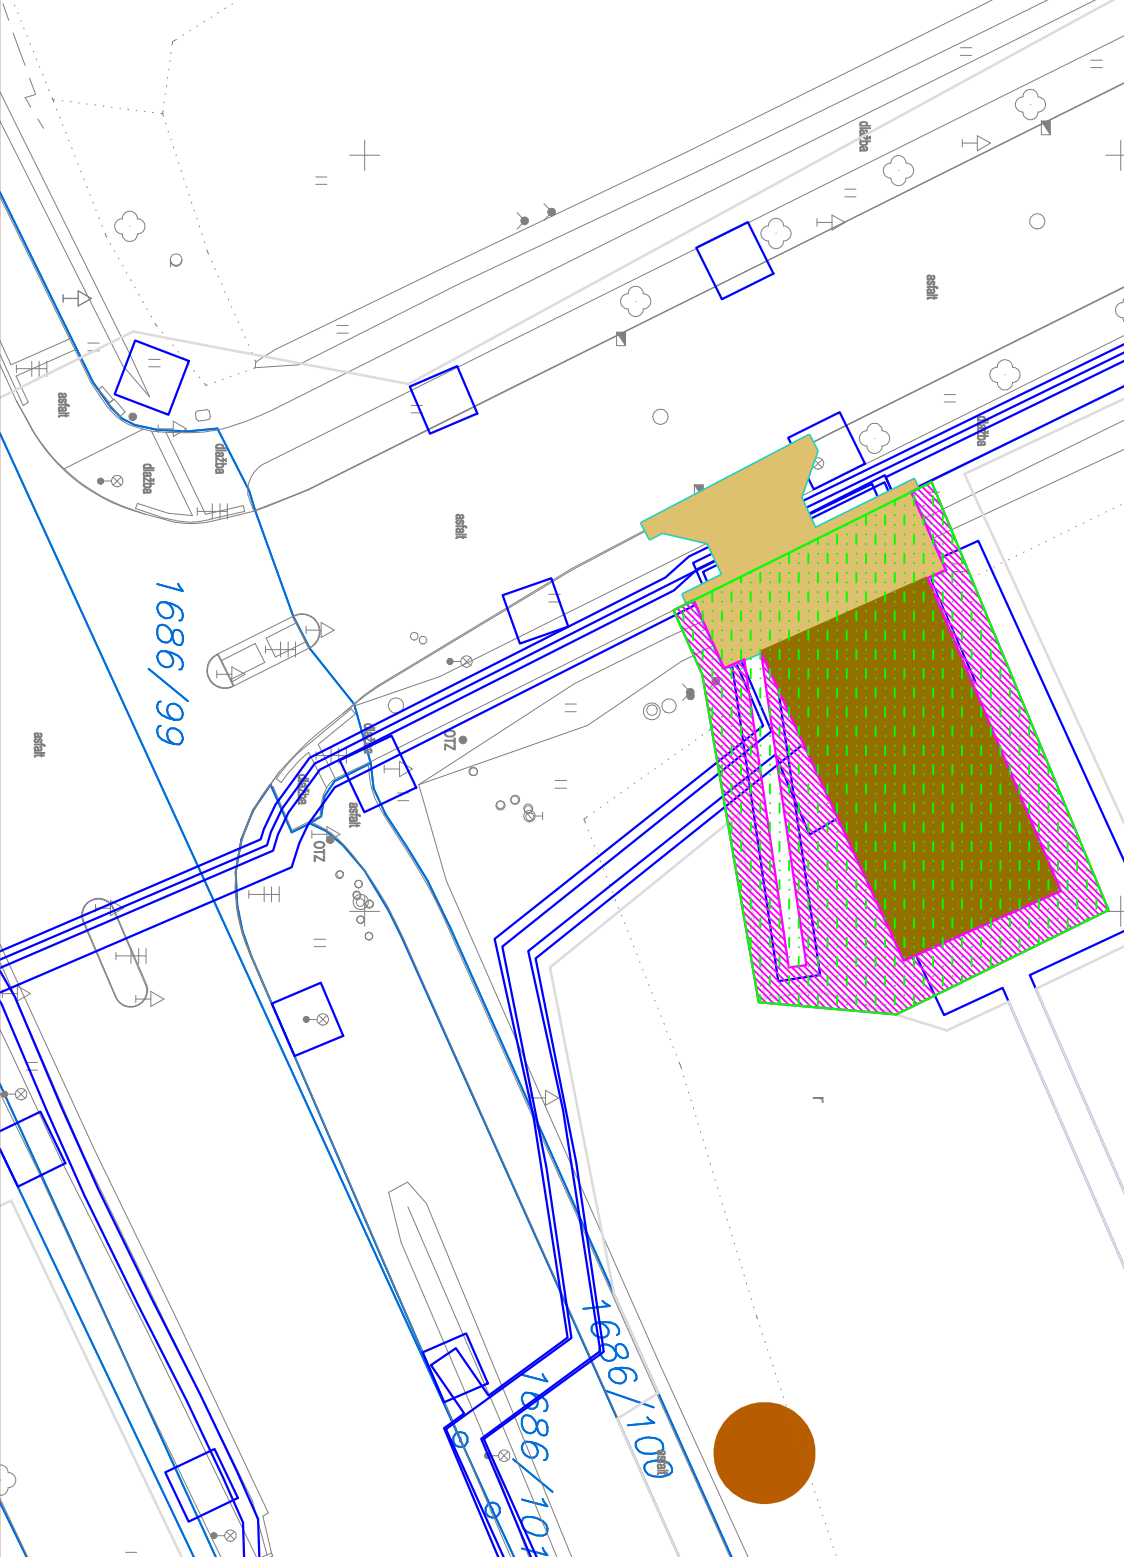

LEGENDA	
	sondy-pedologický průzkum
	BPE/útrída ochrany
	Trvalý zábor bez výkupu (143,7 m ²)
	Trvalý zábor (265,6 m ²)
	Plocha sejmutí ornice (632,8 m ²)
	Plocha zpětného ohumsován (260,0 m ²)

Souradnicový systém S-JTSK, Výškový systém Bpv

Změna:	Název změny:	Datum:	Provedl:	Podpis:

Investor:	Objednatel:	Inženýrská činnost:
Středočeský kraj a Krajská správa a údržba silnic Středočeského kraje, p.o. Zborovská 81/11, 150 21 Praha 5 - Smíchov Dopravní podnik hl.m. Prahy a.s. Sokolovská 42/217, 190 00 Praha 9	Středočeský kraj a Krajská správa a údržba silnic Středočeského kraje, p.o. Zborovská 81/11, 150 21 Praha 5 - Smíchov Dopravní podnik hl.m. Prahy a.s. Sokolovská 42/217, 190 00 Praha 9	METROPROJEKT Praha a.s. Argentinská 1621/36, 170 00 Praha 7

<p>METROPROJEKT Praha a.s. Argentinská 1621/36 170 00 Praha 7</p> <p>Gen. ředitel: Ing. Vladimír Seidl tel.: +420 296 154 105 www.metroprojekt.cz info@metroprojekt.cz</p>		<p>Souprava číslo:</p>
---	--	------------------------

<p>Podrobnosti: PRAGOPROJEKT, a.s. K Ryšánce 1668/16, 147 54 Praha 4 IČO: 45272387, datová schránka: 4ktrf54 www.pragoprojekt.cz</p>		<p>Číslo akce: 21-162</p> <p>Číslo zakázky: 23-164-1</p> <p>Technická kontrola: Ing. Dana VOJTIŠKOVÁ Podpis: <i>Dana Vojtišková</i></p>
---	--	---

<p>HP: Ing. Kateřina Švehlová vedoucí projektového týmu: David Benda tel.: 296 154 333</p> <p>Stupeň: koncept DUSP</p>	<p>Podpis:</p>	<p>Název a úhel díla: Elektrifikace úseku Praha - Dřevčice - Brandýs nad Labem - Stará Boleslav - PD</p>
--	----------------	---

<p>Zpracovatelský útvár: S60 - dopravních staveb tel.: 296 154 247</p> <p>Vedoucí útváru: Ing. Petr Zobal</p>	<p>Podpis:</p>	<p>Název části díla: SITUACE KÚ VYSOČANY</p>
--	----------------	---

<p>Odpovědný projektant: Ing. Magdaléna KOPECKÁ Podpis: <i>Magdaléna Kopecká</i></p> <p>Vypracoval: Ing. Magdaléna KOPECKÁ Podpis: <i>Magdaléna Kopecká</i></p> <p>Štart znak: V20/2044 Počet formátů: 2 X A4</p>	<p>Datum: 02/2024</p> <p>Měřítko: 1:500</p>	<p>Název přílohy: Podklady pro odnětí pozemků ze ZPF</p>	<p>Revize: 00</p> <p>Číslo příl.: 2</p>
---	---	---	---

<p>ČD: 08401 01 00 02 03 01 09 00</p>	<p>08401 01 00 02 03 01 09 00</p>
---------------------------------------	-----------------------------------