

Ing. Petr VANKA
 Inženýrská a obchodní činnost
 Kazimírova 125, Praha 4 - Háje
 IČO 61284271

Investor:
 PVS, a.s.
 Evropská 866/67
 160 00 Praha 6

Vypracoval:
 Ing. Vanka
 Ocp. proj.:
 Ing. Vanka



Kontrola:
 Ing. Vanka
 Zak. číslo:
 Datum vyprac.:
 04/2026

Místo stavby:
 Praha 6

Stavba:
 REKONSTRUKCE KANALIZACE UL. VANIČKOVA
 ÚSEK Š18 - Š19 - Š20 (překop vozovky - 1. část)

Výkres:
 NÁVRH DOPRAVNĚ INŽENÝRSKÝCH OPATŘENÍ
 8. ETAPA - SITUACE

Služba:
 RDS
 Měřítko:
 1:500
 Číslo výkresu:
 DIO - 6

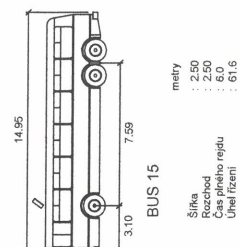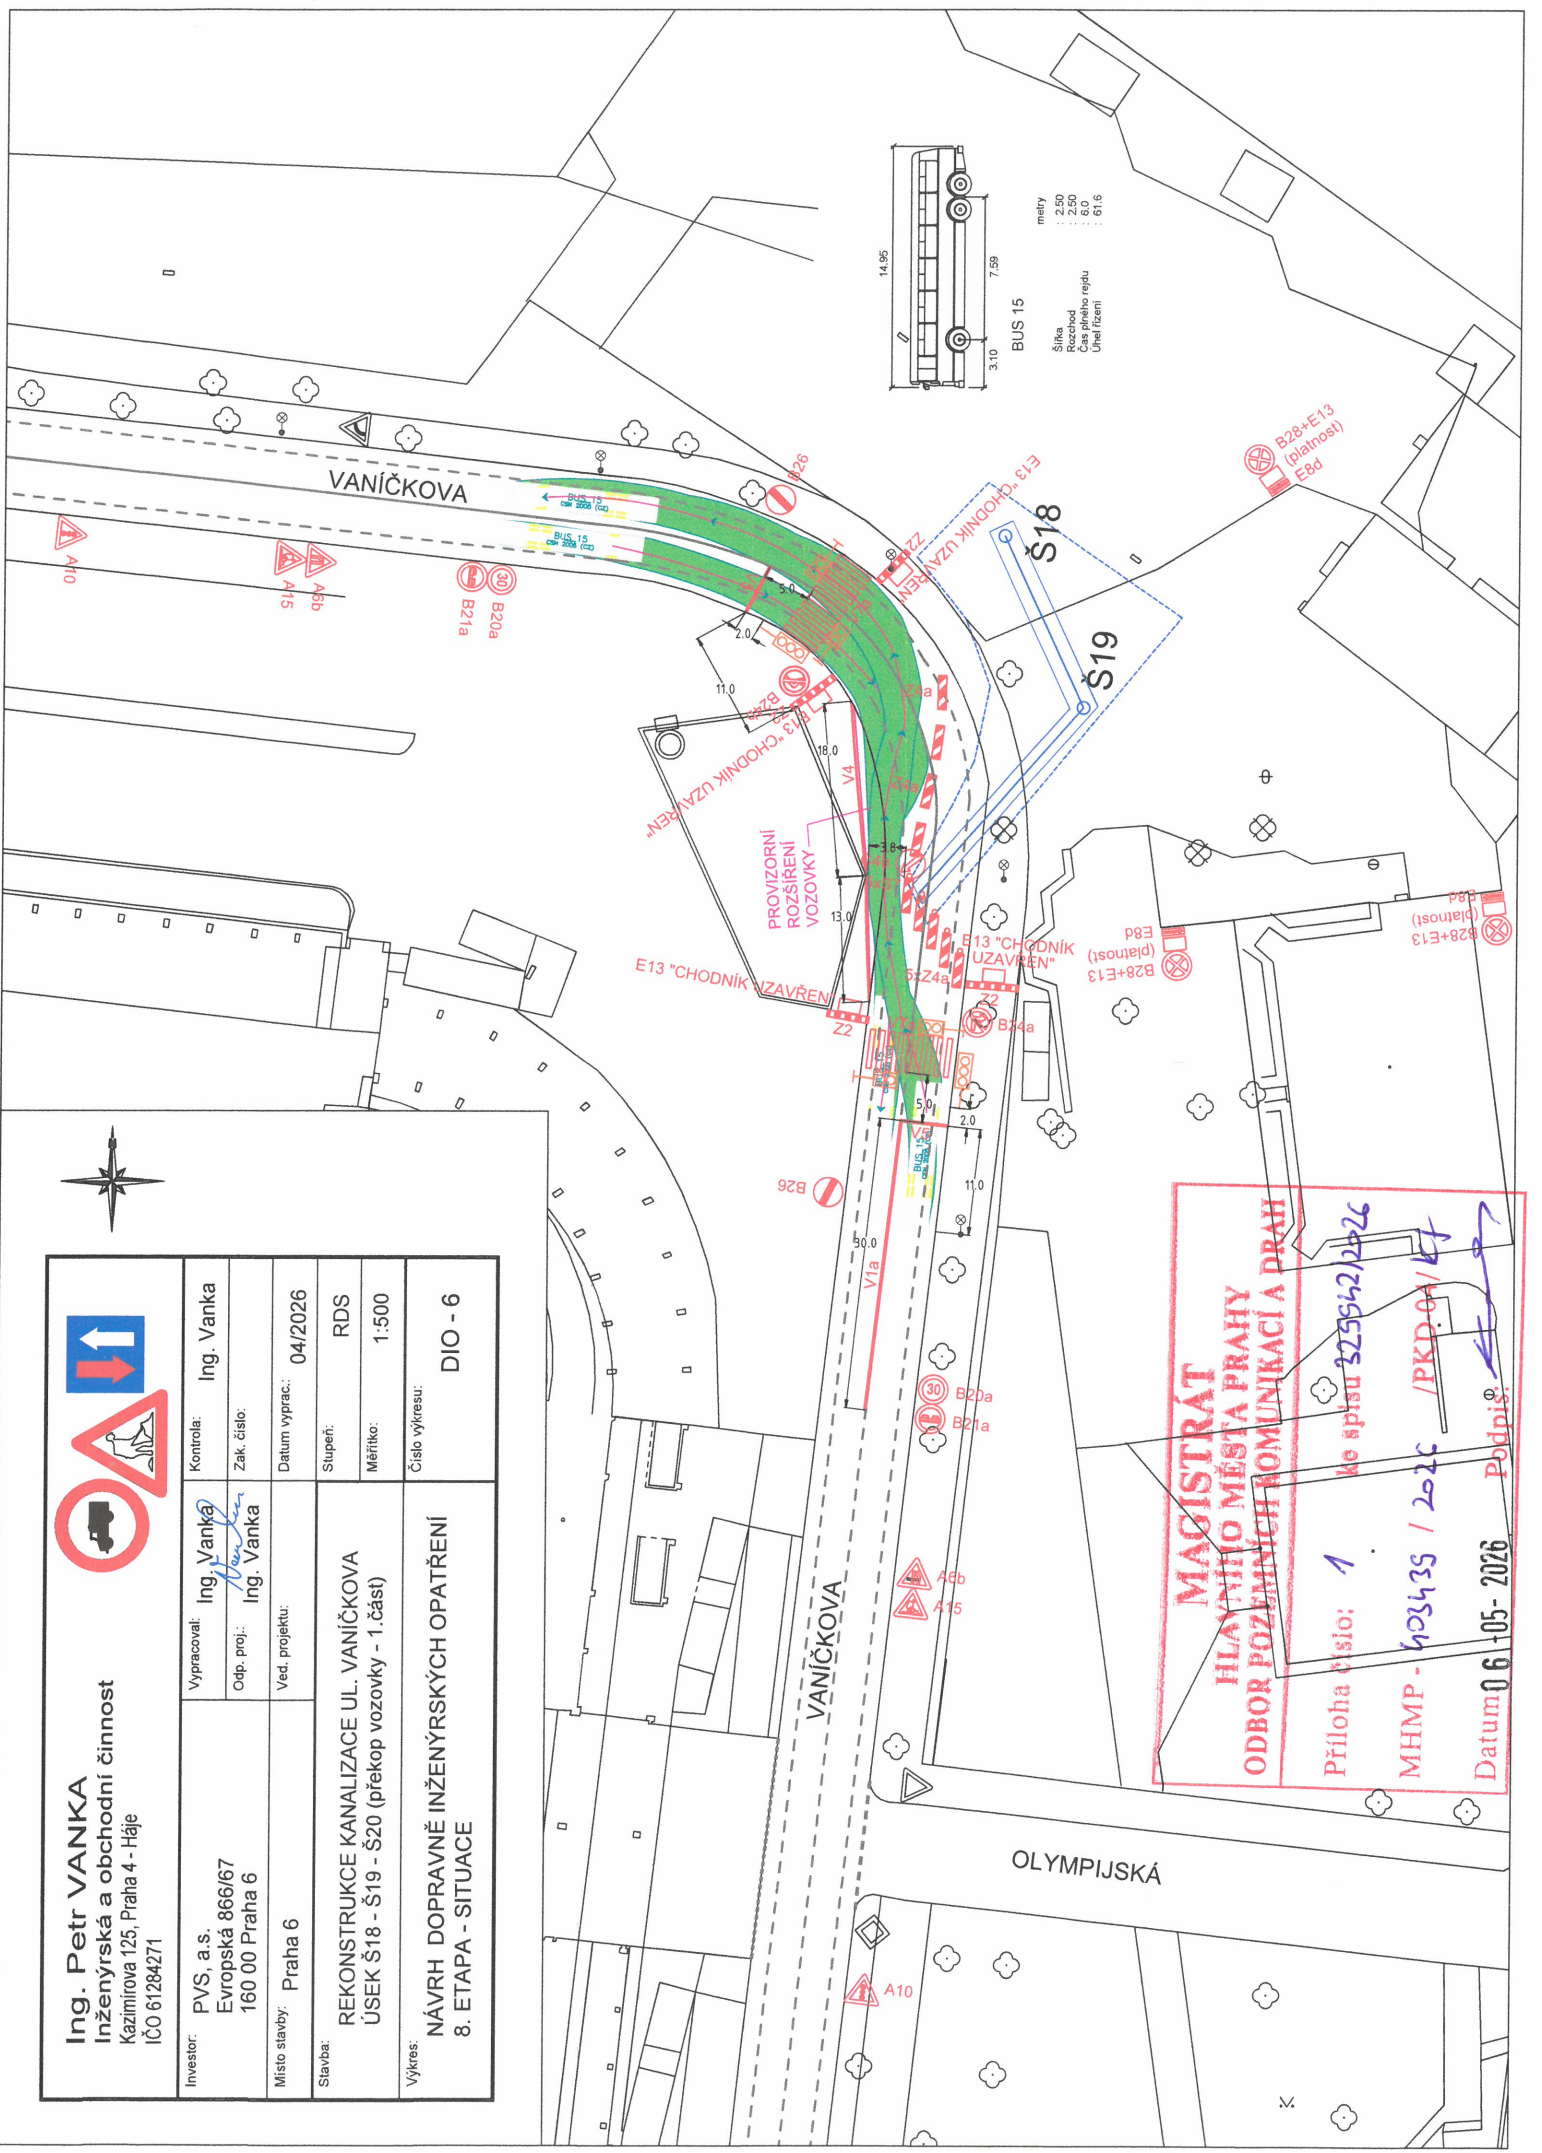

**MAGISTRÁT
 HLAVNÍHO MĚSTA PRAHY
 ODBOR POZEMNÍCH KOMUNIKACÍ A DRAH**

Průloha číslo: 1 ke spisu 3259542/2026

MHMP - 625435 / 2026 /PKD-04/KF

Datum: 06.05.2026 Podpis: [Signature]