


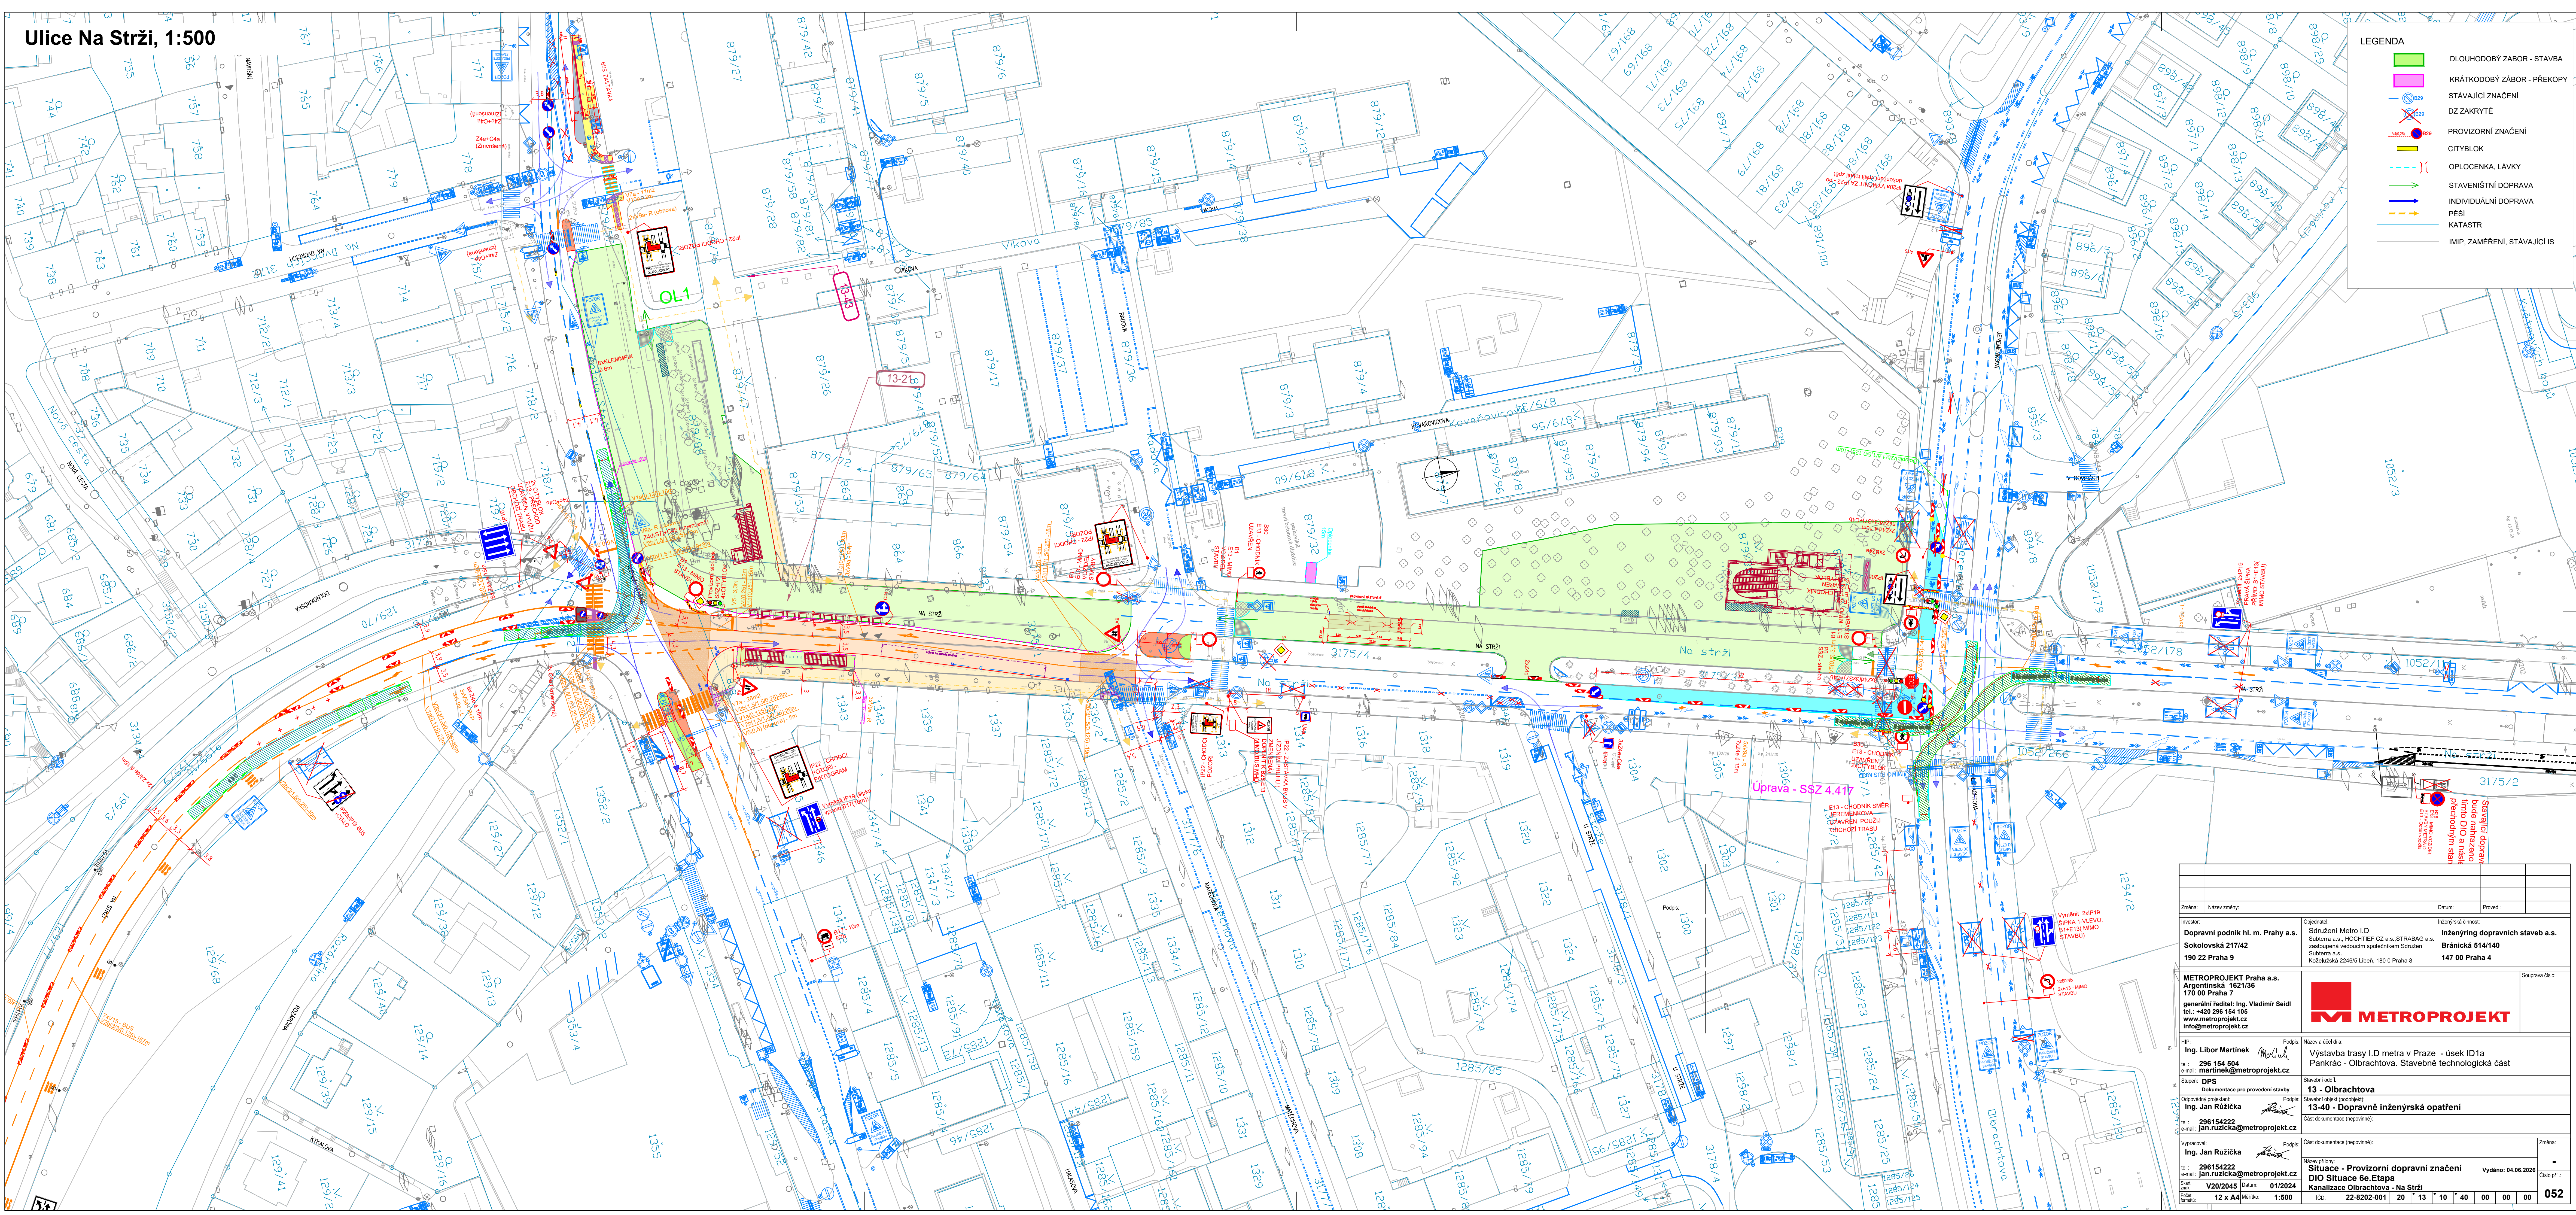

Změna: Název změny:		Datum: Provedl:	
Investor: Dopravní podnik hl. m. Prahy a.s. Sokolovská 217/42 190 22 Praha 9		Objednatel: Sdružení Metro I.D. Subterna a.s., HOCHTIEF CZ a.s., STRABAG a.s. zastoupení vedoucím společným službení Subterna a.s. Koželužská 2246/5 Libeň, 180 0 Praha 8	
METROPROJEKT Praha a.s. Argentinská 162/136 170 00 Praha 7 generální ředitel: Ing. Vladimír Seidl tel.: +420 296 154 105 www.metroprojekt.cz info@metroprojekt.cz		Inženýring Dopravních staveb a.s. Bránická 514/140 147 00 Praha 4	
HP: Ing. Libor Martinek tel.: 296 154 504 martinek@metroprojekt.cz		Podpis: Název a úkol díla: Výstavba trasy I.D metra v Praze - úsek ID1a Pankrác - Olbrachtova. Stavebně technologická část	
Stupeň: DPS Dokumentace pro provedení stavby		Podpis: Stavební oddíl: 13 - Olbrachtova	
Odpovědný projektant: Ing. Jan Růžička tel.: 296154222 jan.ruzicka@metroprojekt.cz		Podpis: Stavební oddíl (opětovně): Část dokumentace (opětovně):	
Výpočet: Ing. Jan Růžička tel.: 296154222 jan.ruzicka@metroprojekt.cz		Podpis: Část dokumentace (opětovně):	
Sešit: V202945 Podpis: 12 x A4 Měřítko: 1:500		Název přílohy: Situace - Provizorní dopravní značení DIO Situace 6e Etapa Kanalizace Olbrachtova - Na Strži	
Datum: 01/2024		Vydáno: 04.06.2024	
JČO: 22-8202-001		Číslo příl.: 052	