


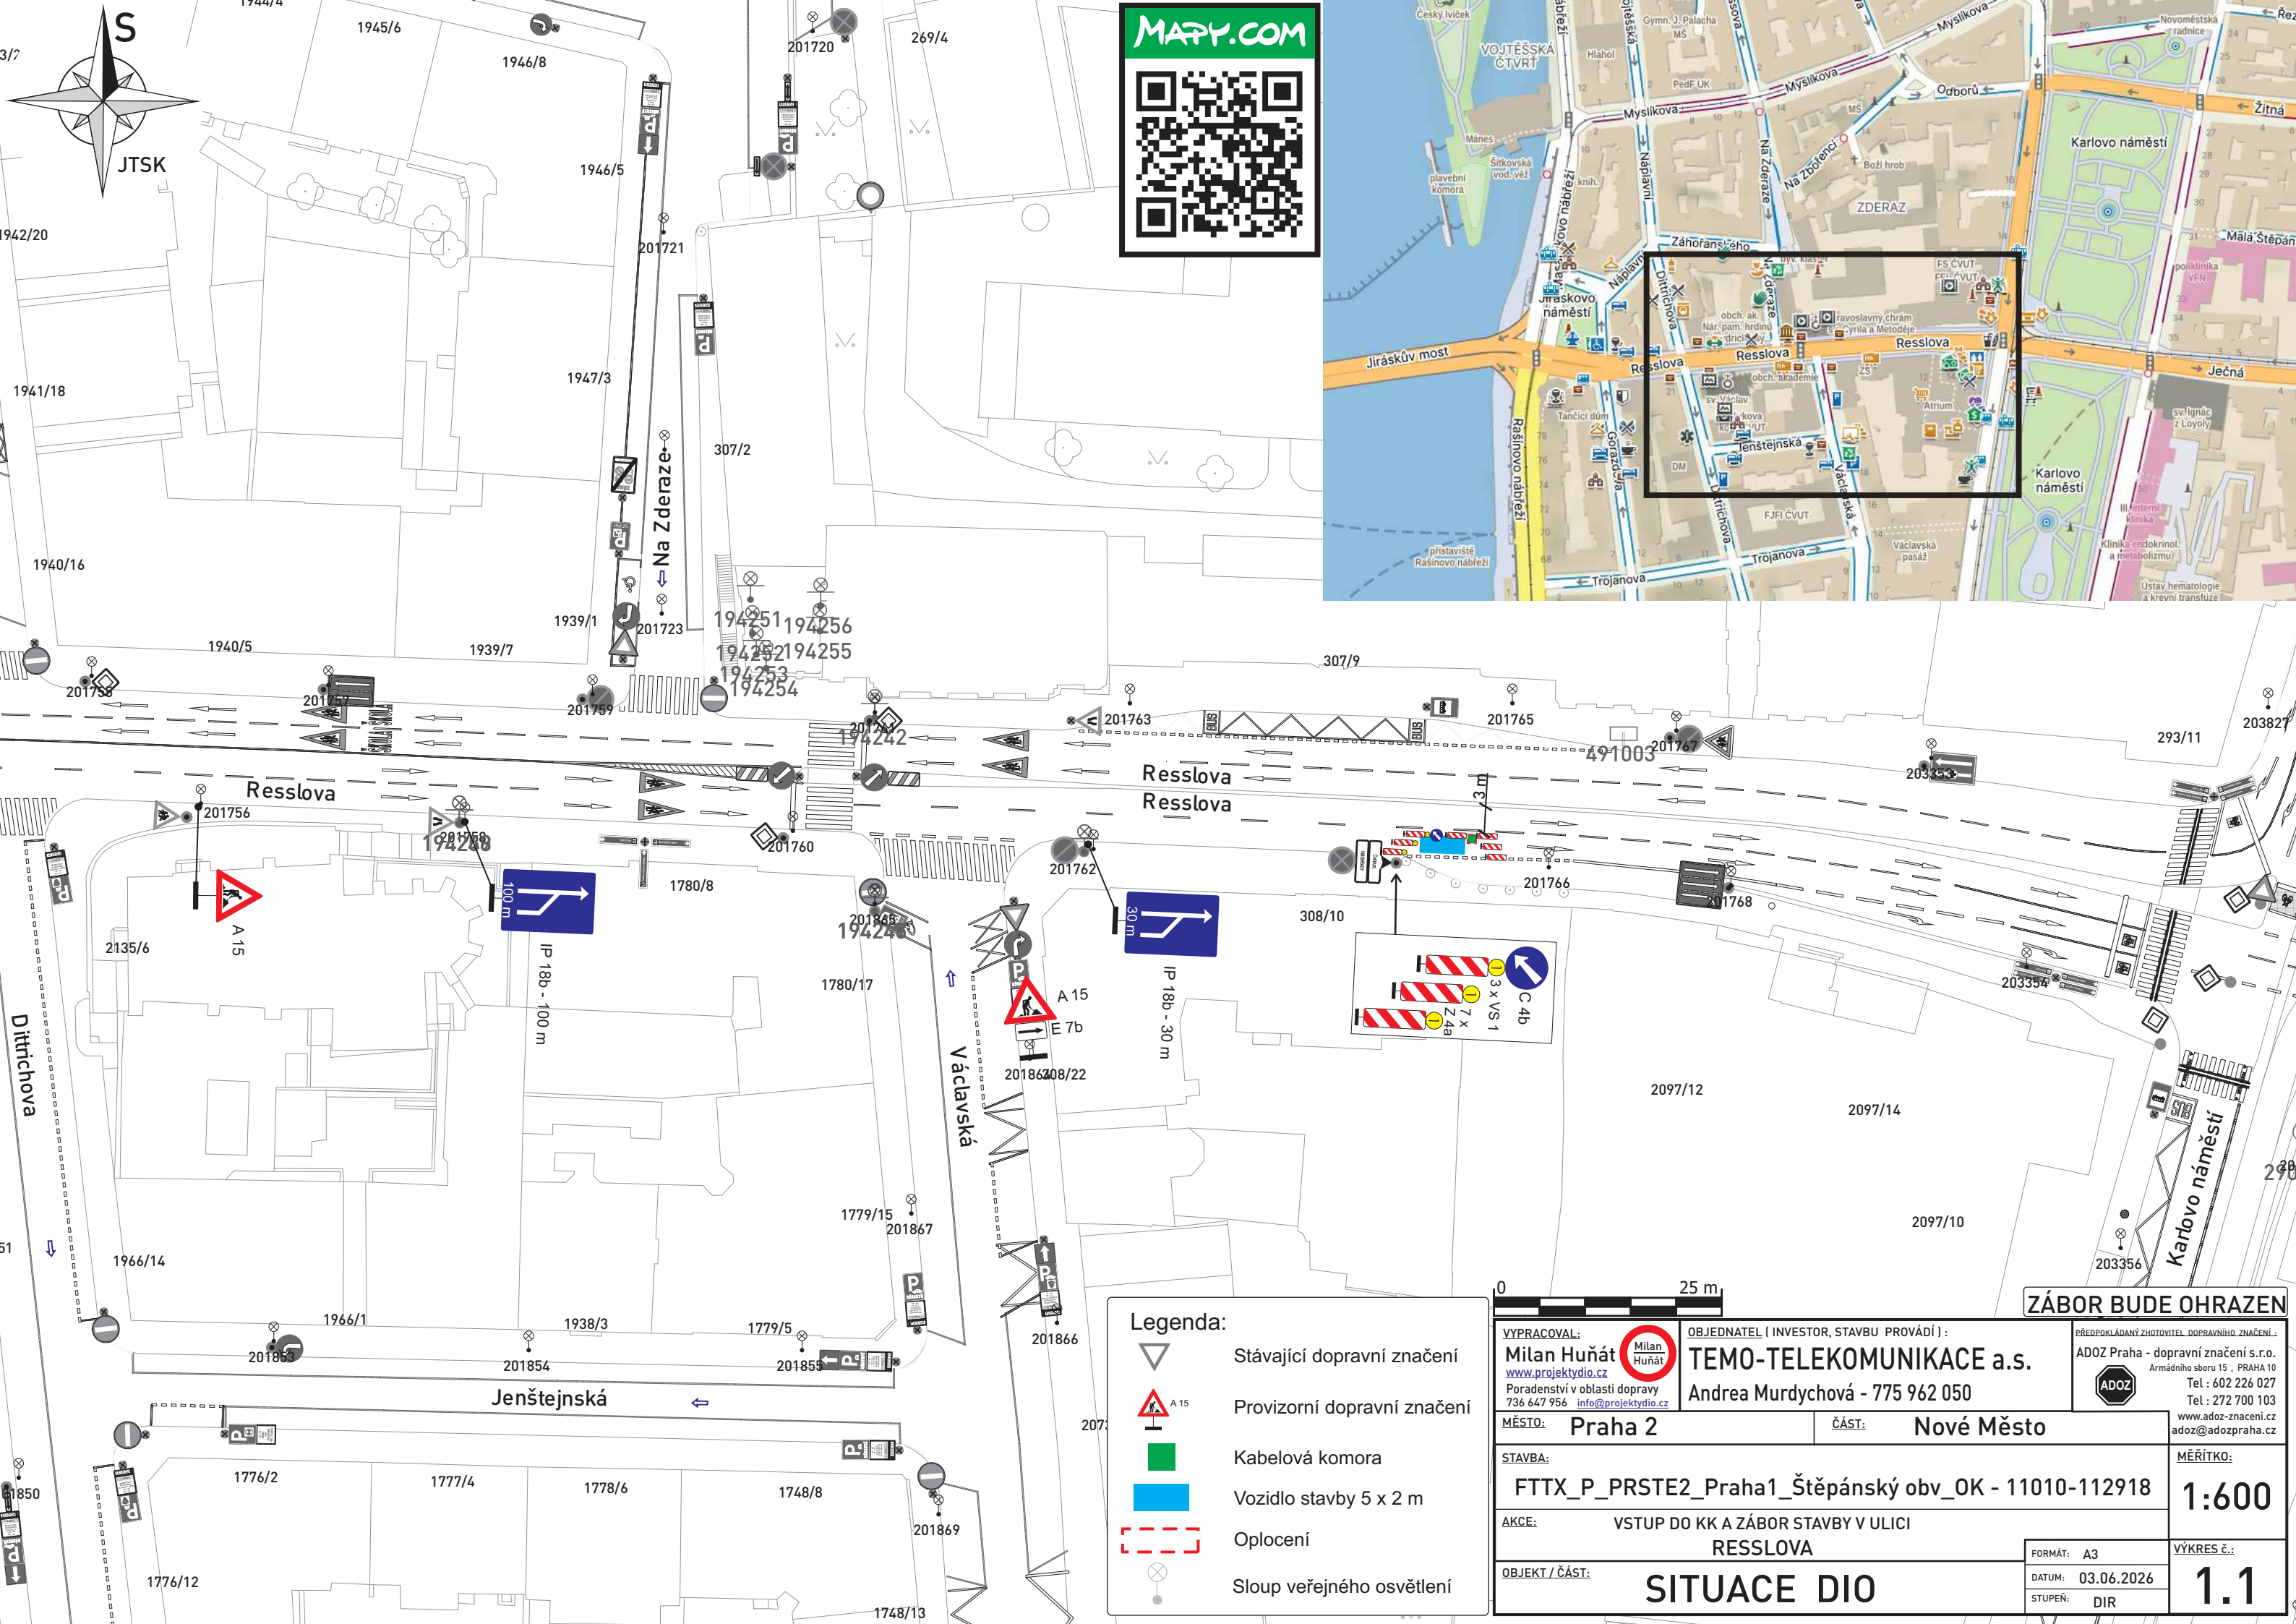

Legenda:

- Stávající dopravní značení
- Provizorní dopravní značení
- Kabelová komora
- Vozidlo stavby 5 x 2 m
- Oplocení
- Sloup veřejného osvětlení



VYPRACOVAL: Milan Huňát www.projektydio.cz Poradenství v oblasti dopravy 736 647 956 info@projektydio.cz		OBJEDNATEL (INVESTOR, STAVBU PROVÁDÍ): TEMO-TELEKOMUNIKACE a.s. Andrea Murdychová - 775 962 050		PŘEDPOKLÁDANÝ ZHOTOVITEL DOPRAVNÍHO ZNAČENÍ: ADOZ Praha - dopravní značení s.r.o. Armádního sboru 15, PRAHA 10 Tel: 602 226 027 Tel: 272 700 103 www.adoz-znaceni.cz adoz@adozpraha.cz
MÍSTO: Praha 2		ČÁST: Nové Město		MĚŘÍTKO: 1:600
STAVBA: FTTX_P_PRSTE2_Praha1_Štěpánský obv_OK - 11010-112918		AKCE: VSTUP DO KK A ZÁBOR STAVBY V ULICI RESSLOVA		VÝKRES č.: 1.1
OBJEKT / ČÁST: SITUACE DIO		FORMÁT: A3		DATUM: 03.06.2026
		STUPEŇ: DIR		